


Фабрициуса, 22


Схема освещения

Инф. № подл. | Подп. и дата | Взам. инф. №

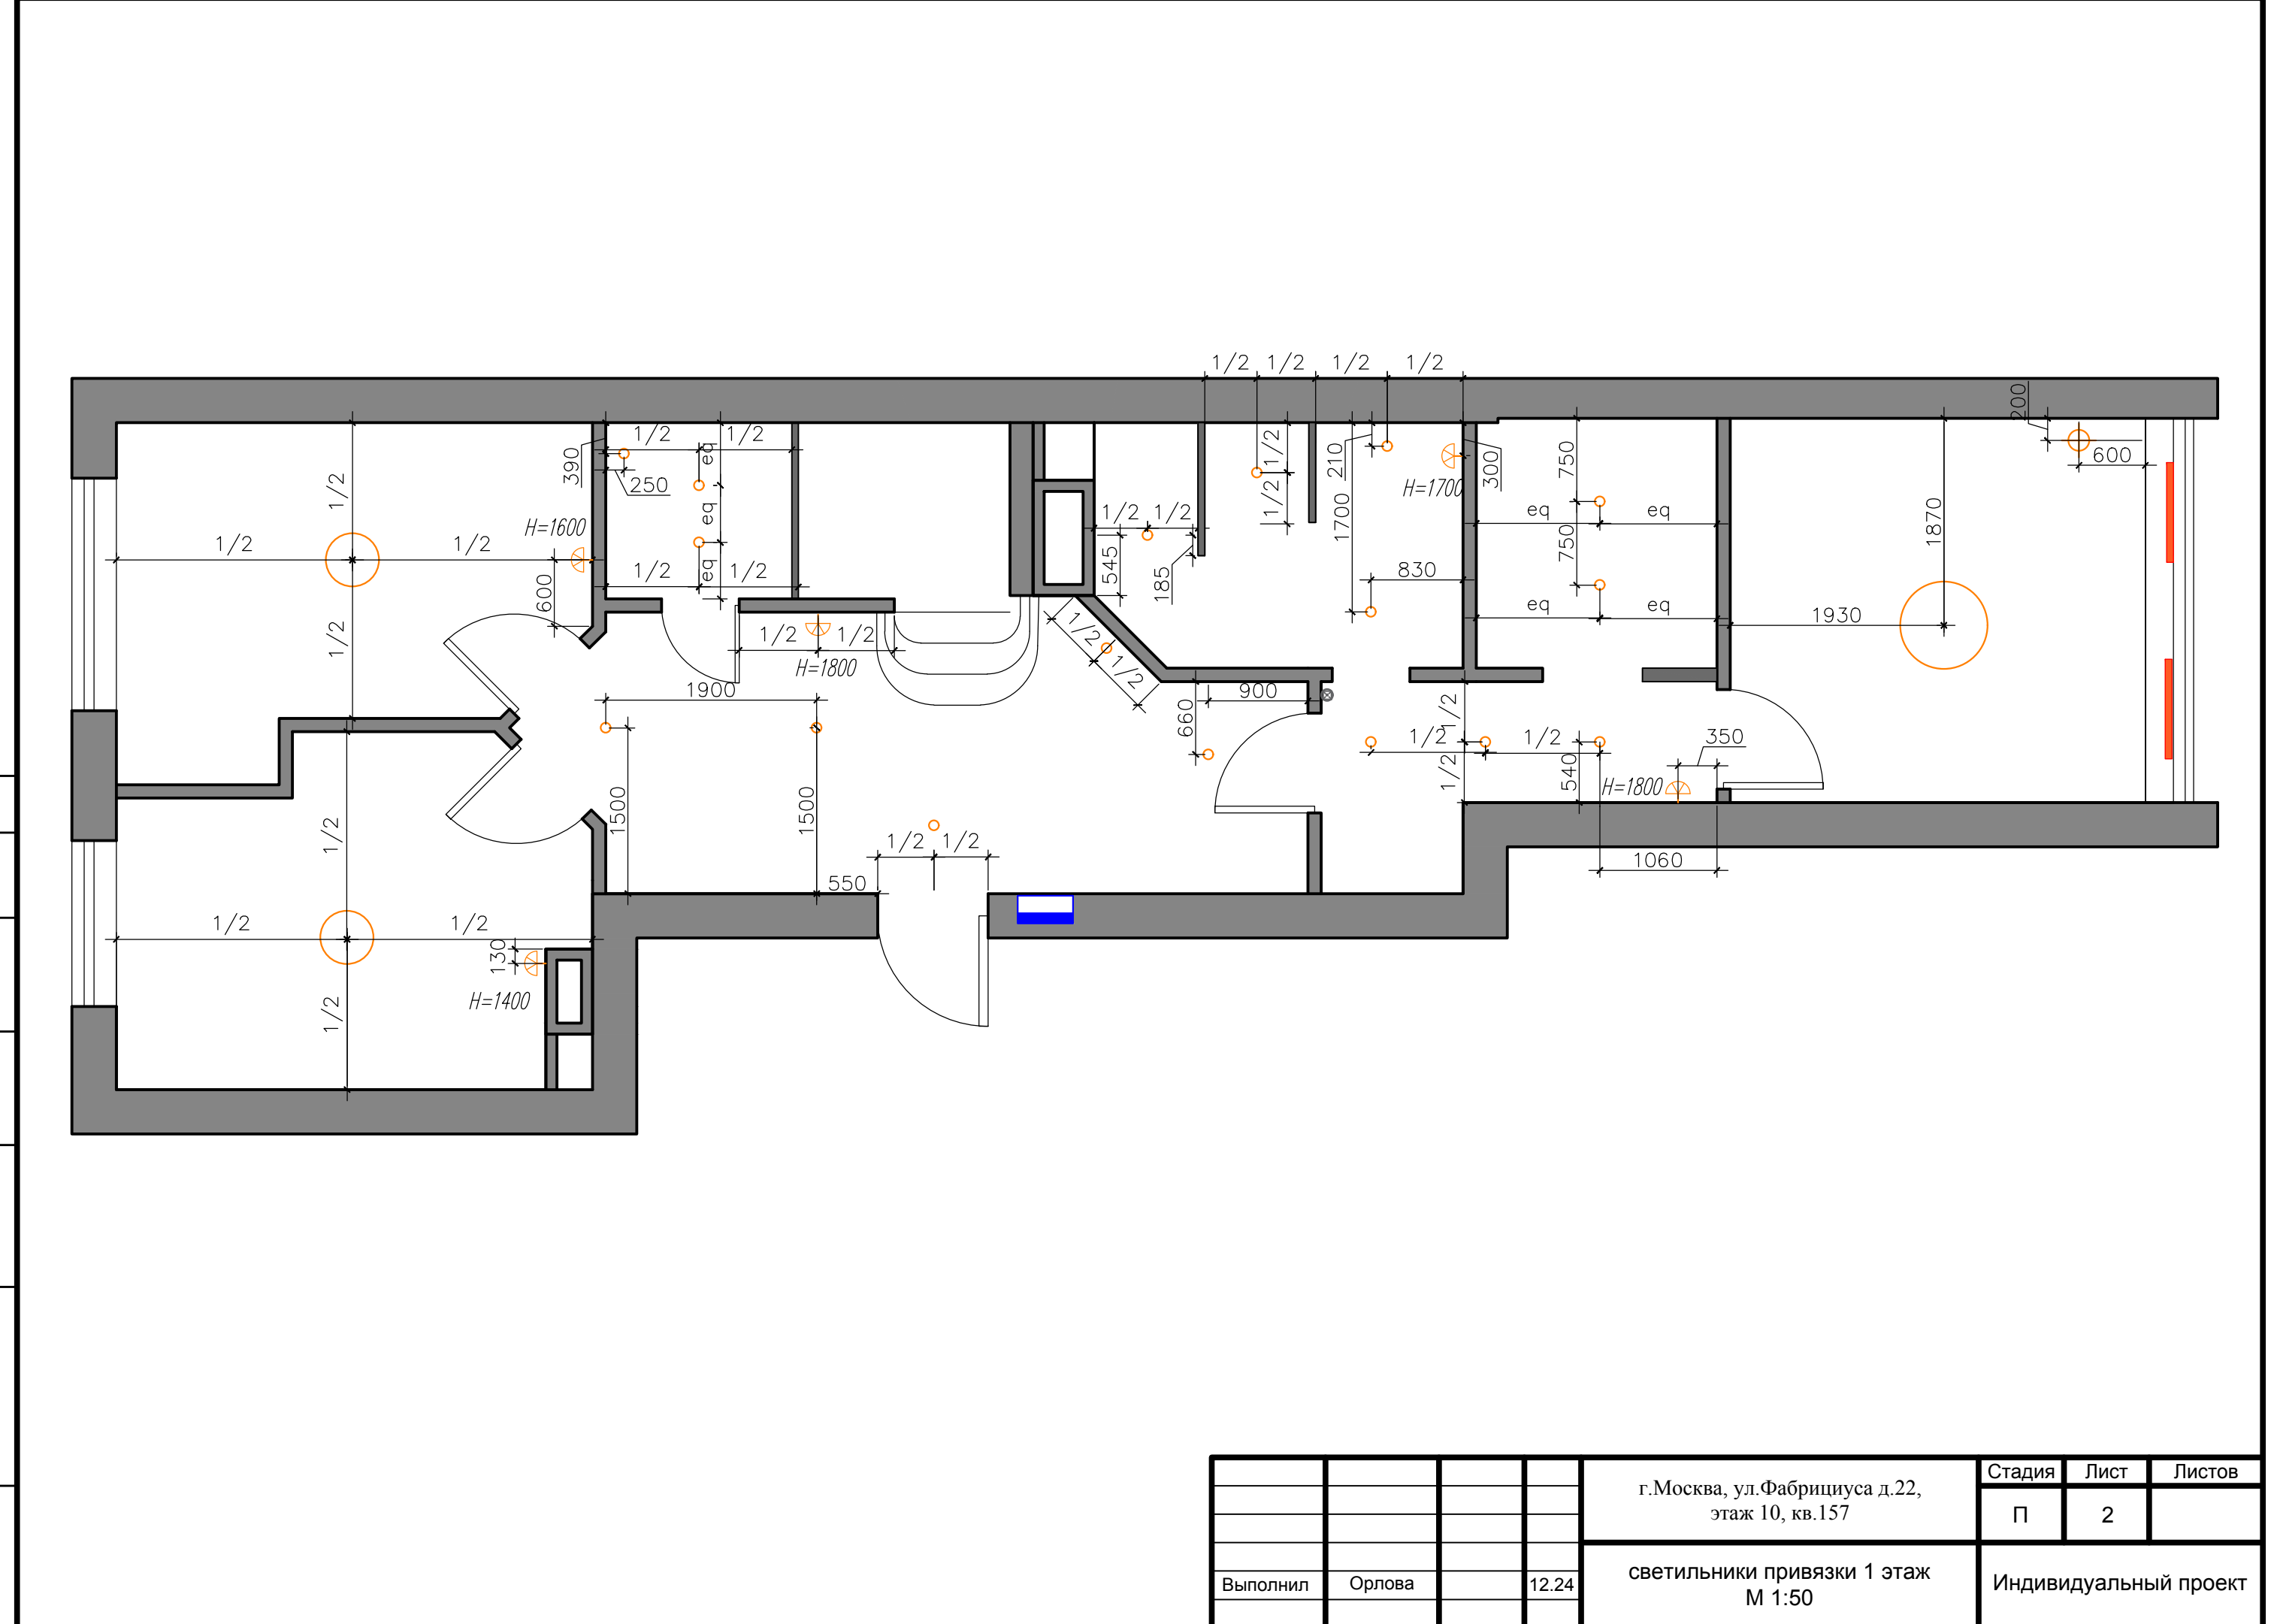

				г.Москва, ул.Фабрициуса д.22, этаж 10, кв.157	Стадия	Лист	Листов
					П	2	
Выполнил	Орлова		12.24	светильники привязки 1 этаж М 1:50	Индивидуальный проект		

План 2  
этажа

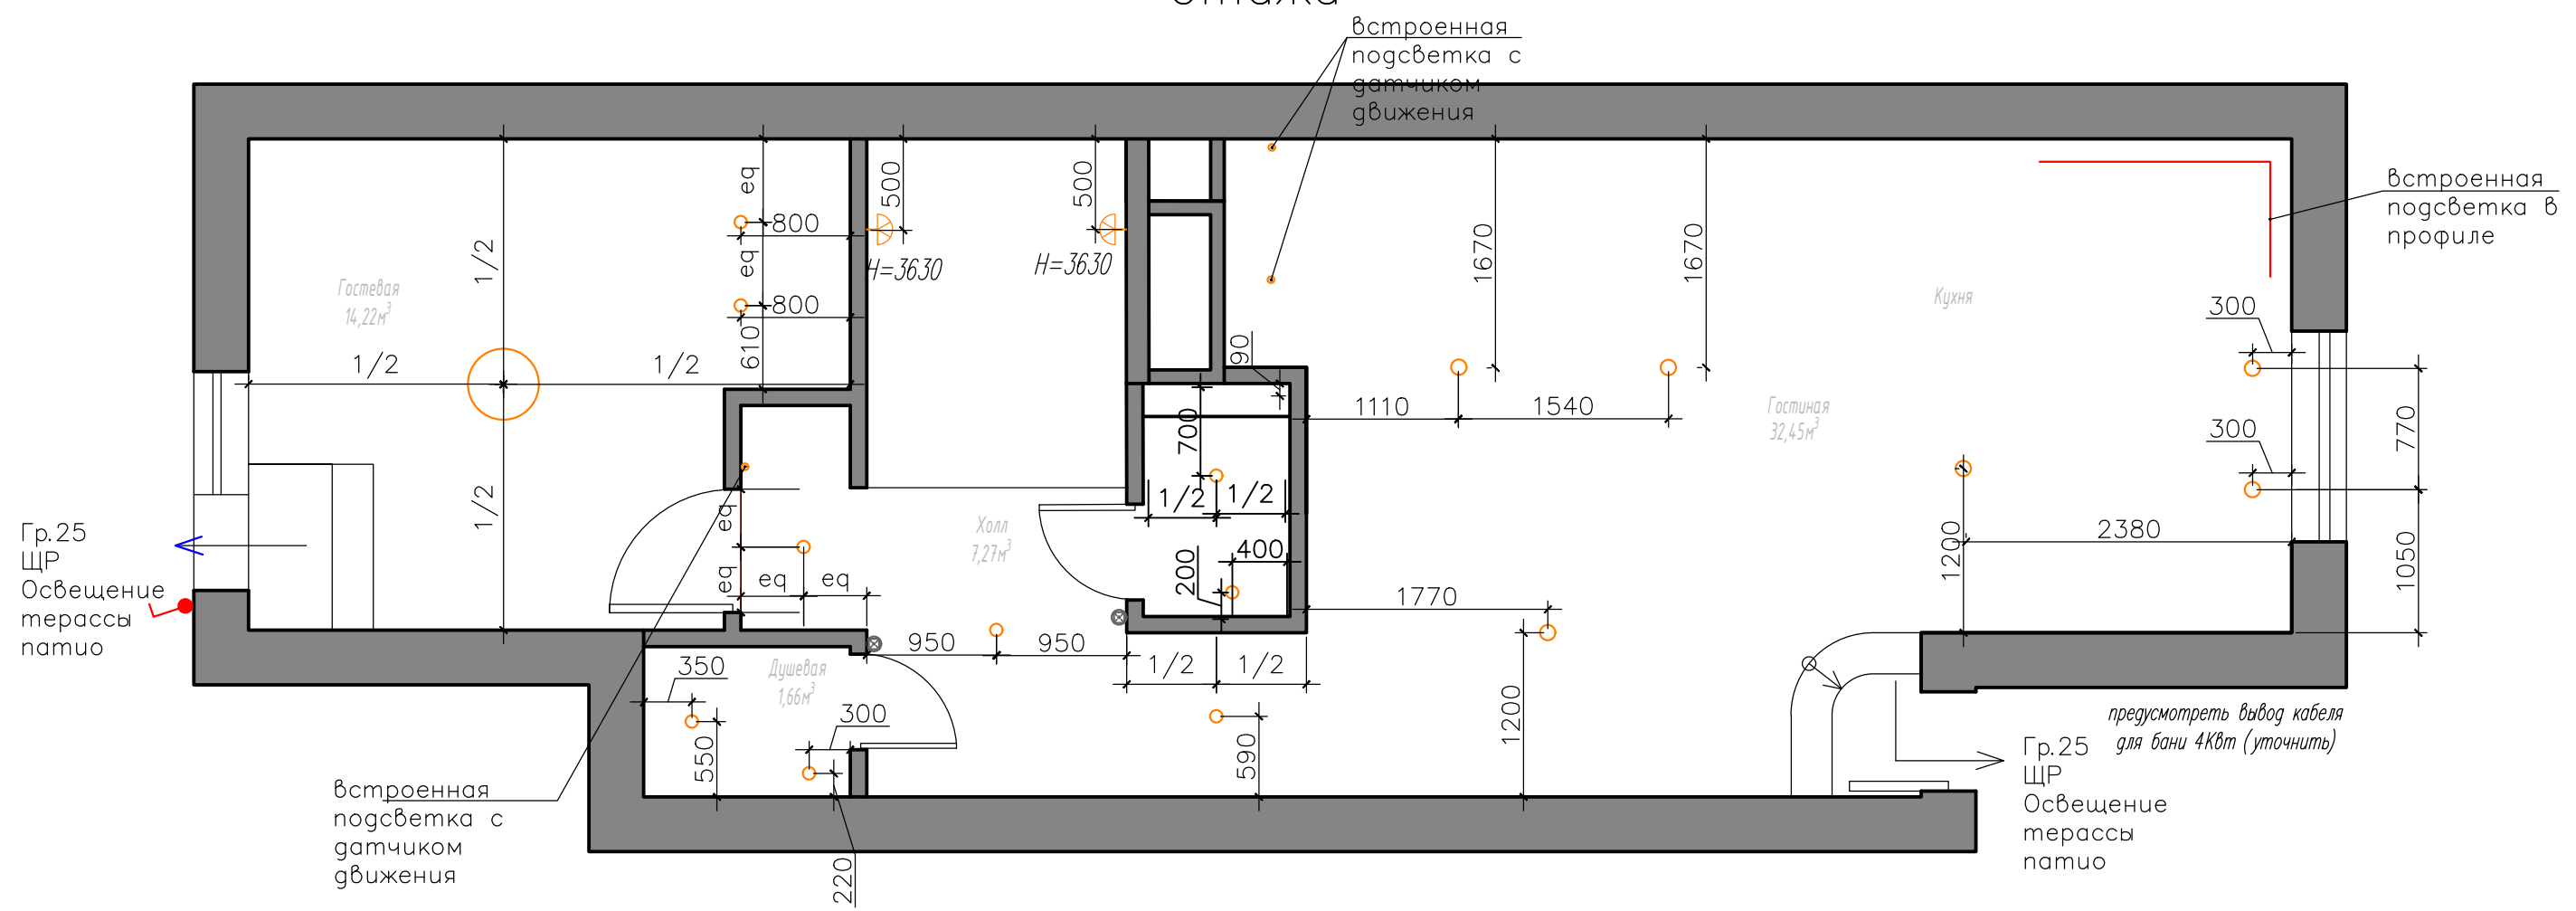


Инф. № подл. Подп. и дата. Взам. инв. №

				г.Москва, ул.Фабрициуса д.22, этаж 10, кв.157	Стадия	Лист	Листов
Выполнил	Орлова	12.24		светильники привязки 2 этаж М 1:50	П	3	
					Индивидуальный проект		






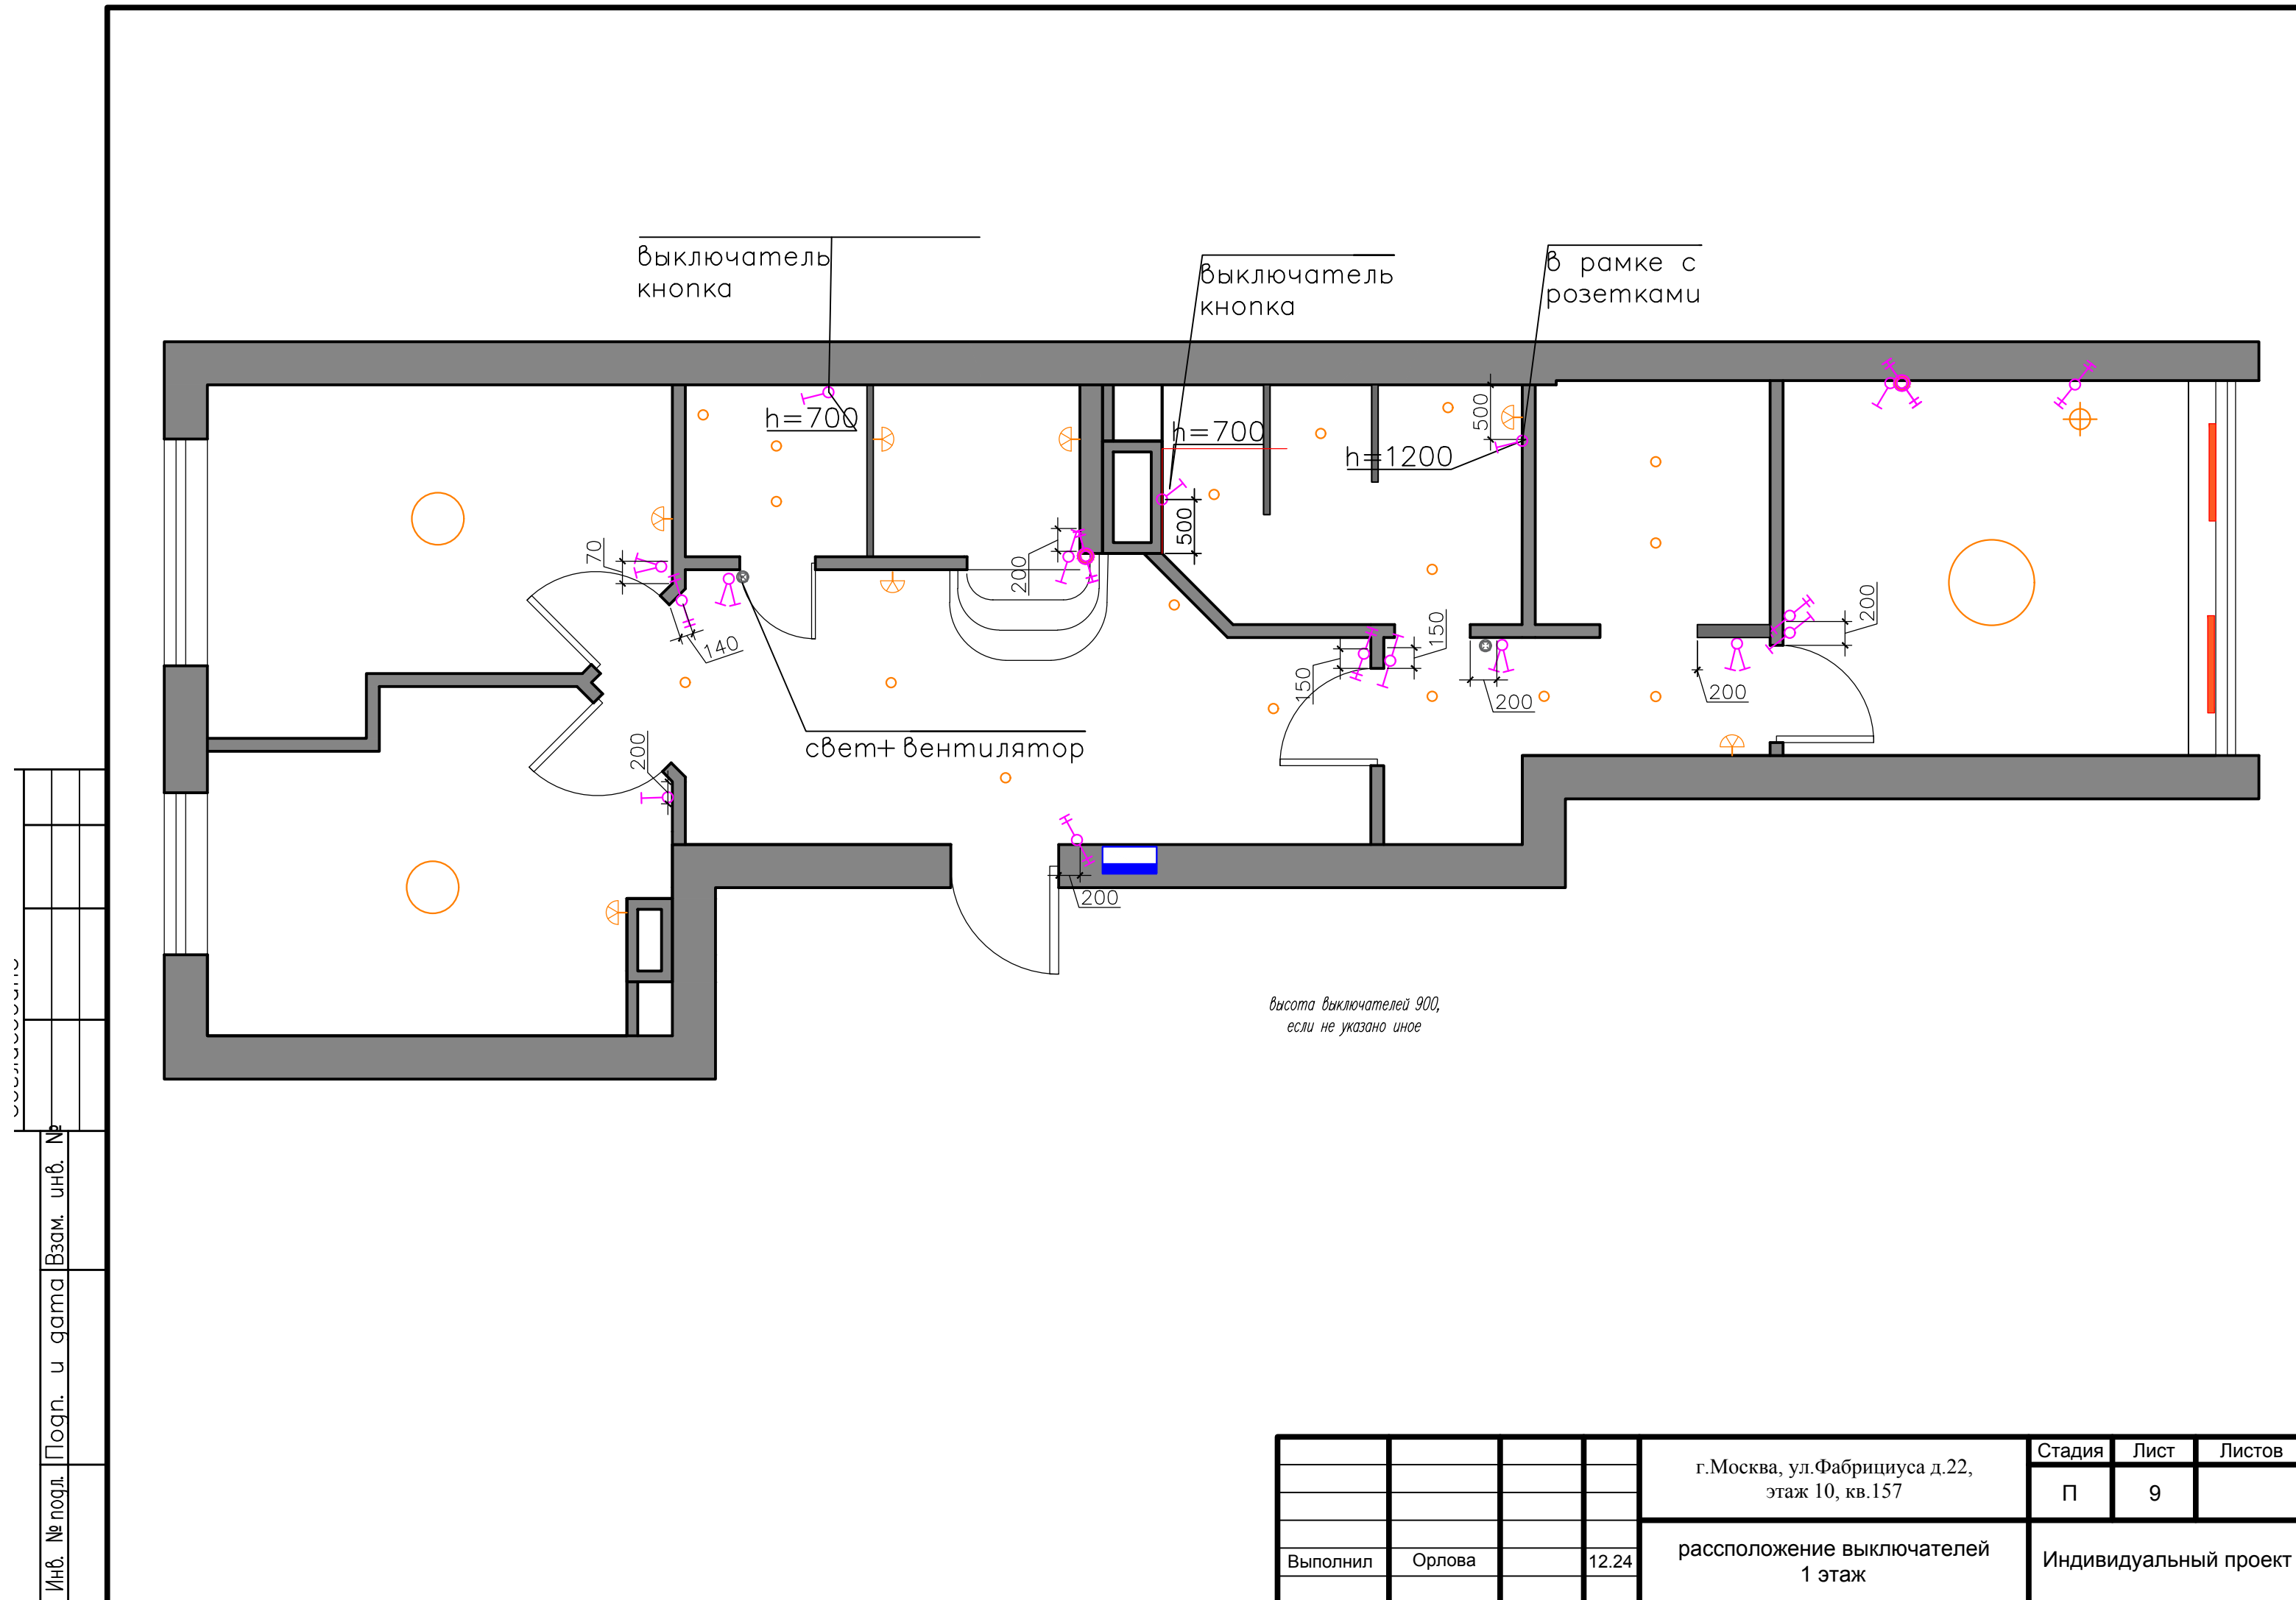


 

Инф. № подл.	Подп.	и дата	Взам. инф. №

				г.Москва, ул.Фабрициуса д.22, этаж 10, кв.157	Стадия	Лист	Листов
					П	9	
Выполнил	Орлова		12.24	расположение выключателей 1 этаж	Индивидуальный проект		

План 2 этажа

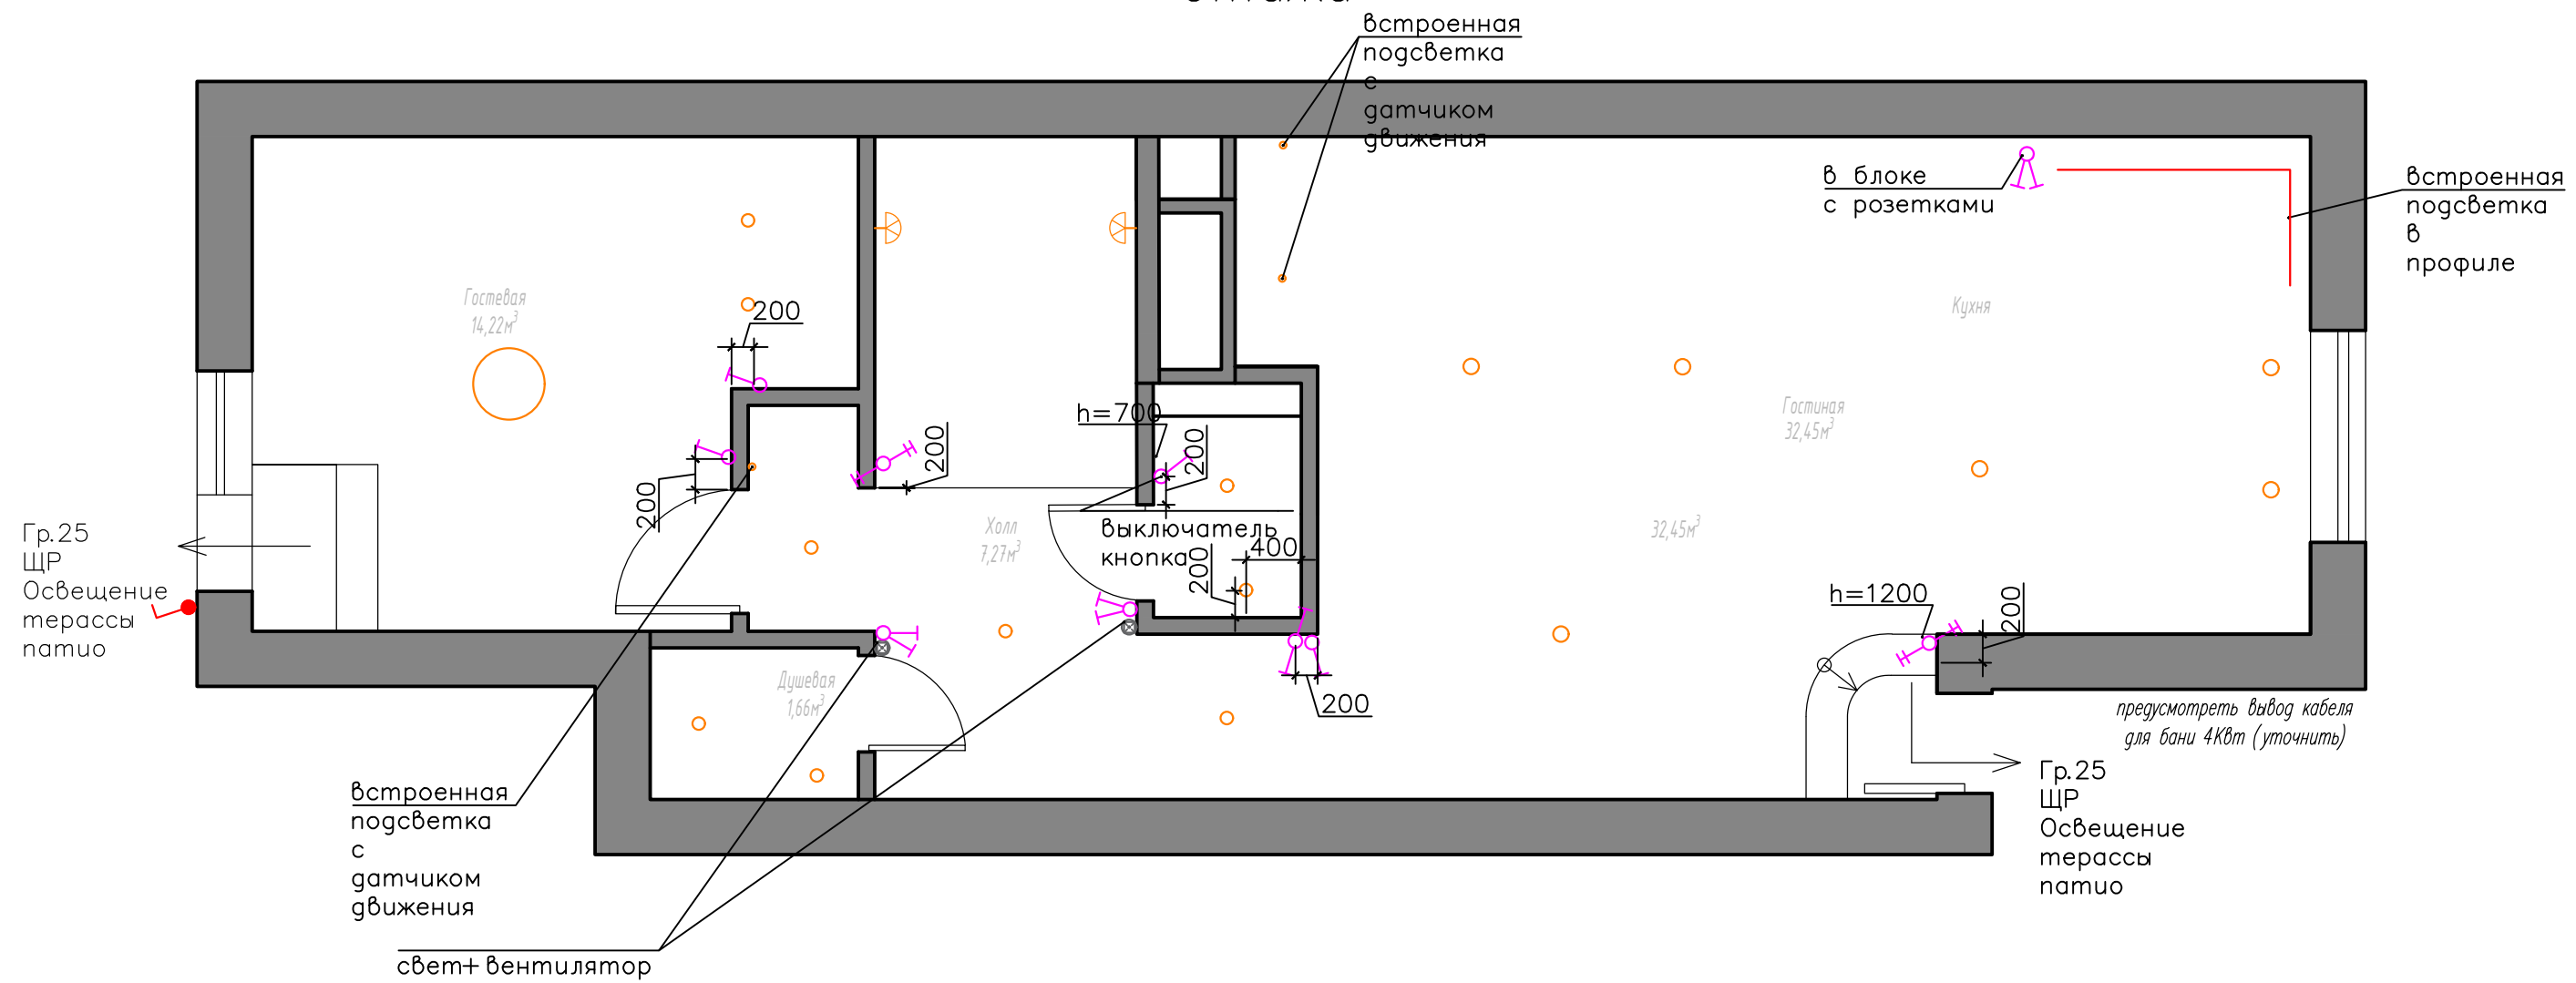


высота выключателей 900,  
если не указано иное

-  проходной выключатель одноклавишный IP20
-  проходной выключатель двухклавишный IP20
-  перекрестный переключатель двухклавишный IP20

Инф. № подл. Подп. и дата. Взам. инв. №

				г.Москва, ул.Фабрициуса д.22, этаж 10, кв.157	Стадия	Лист	Листов
					П	8	
Выполнил	Орлова		12.24	расположение выключателей 2 этажа	Индивидуальный проект		

План 1 этажа

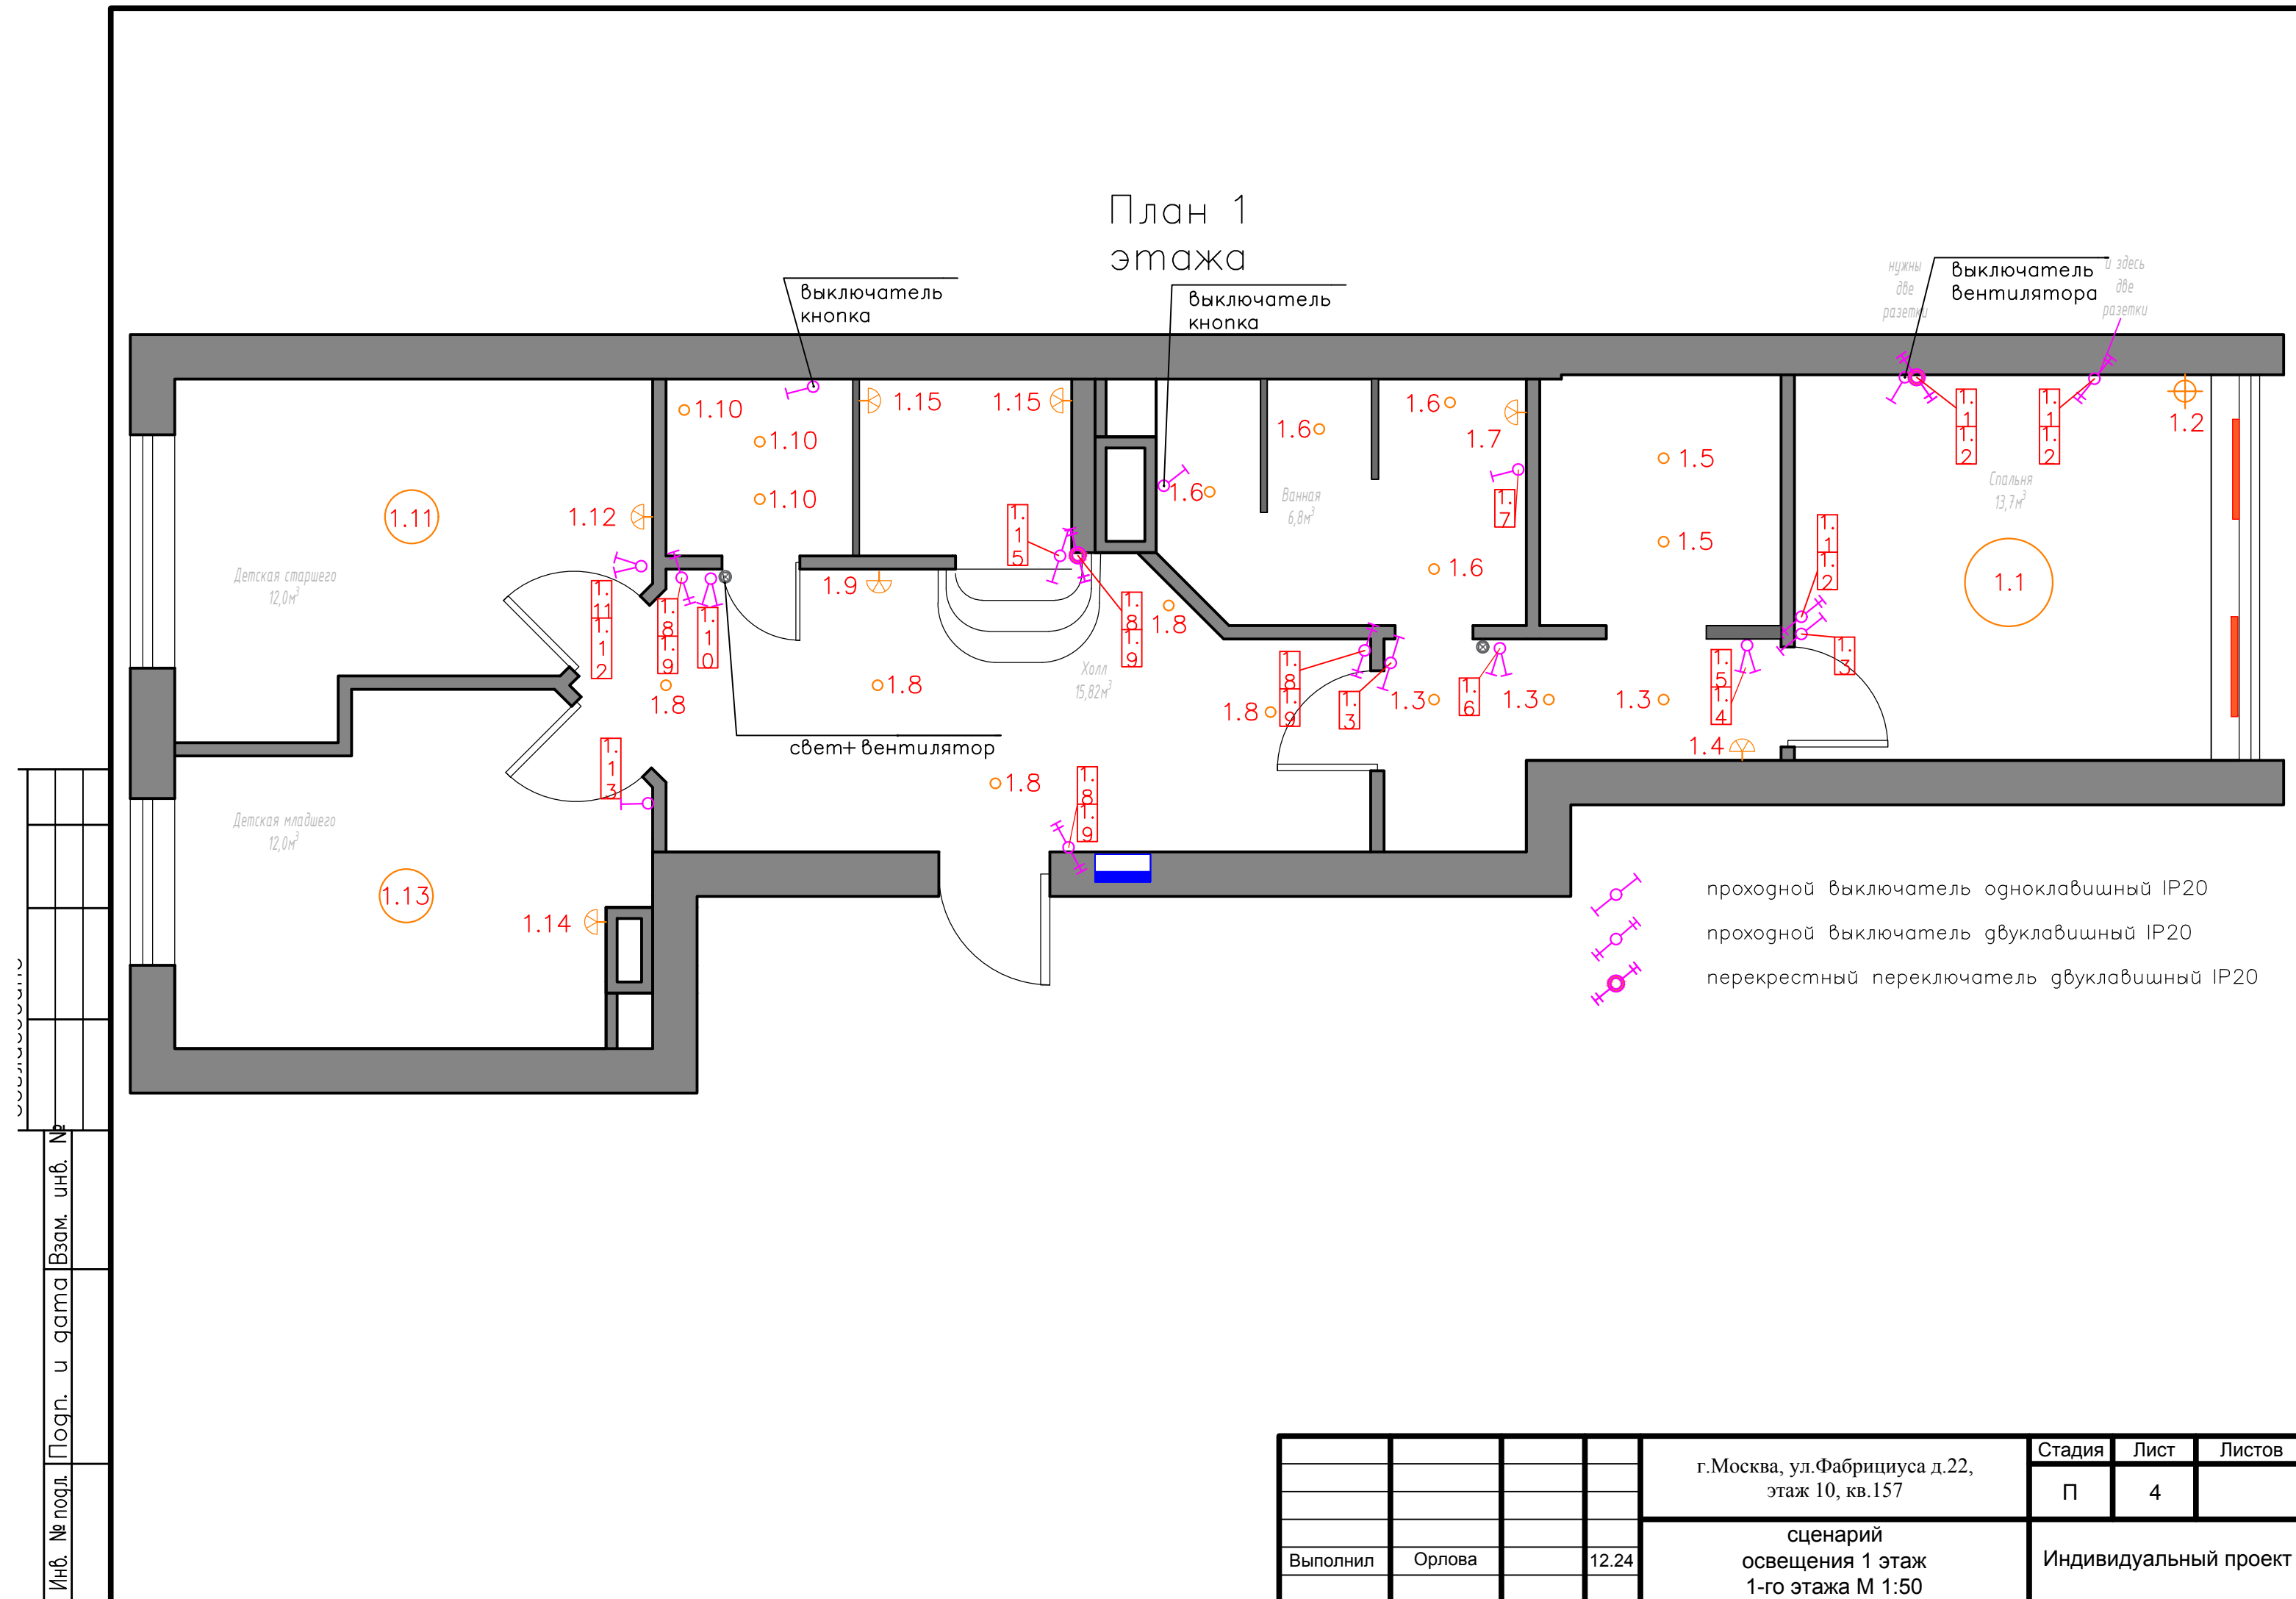


Инф. № подл. Подп. и дата. Взам. инф. №

				г.Москва, ул.Фабрициуса д.22, этаж 10, кв.157	Стадия	Лист	Листов
				сценарий освещения 1 этаж 1-го этажа М 1:50	П	4	
Выполнил	Орлова		12.24		Индивидуальный проект		



План 2 этажа

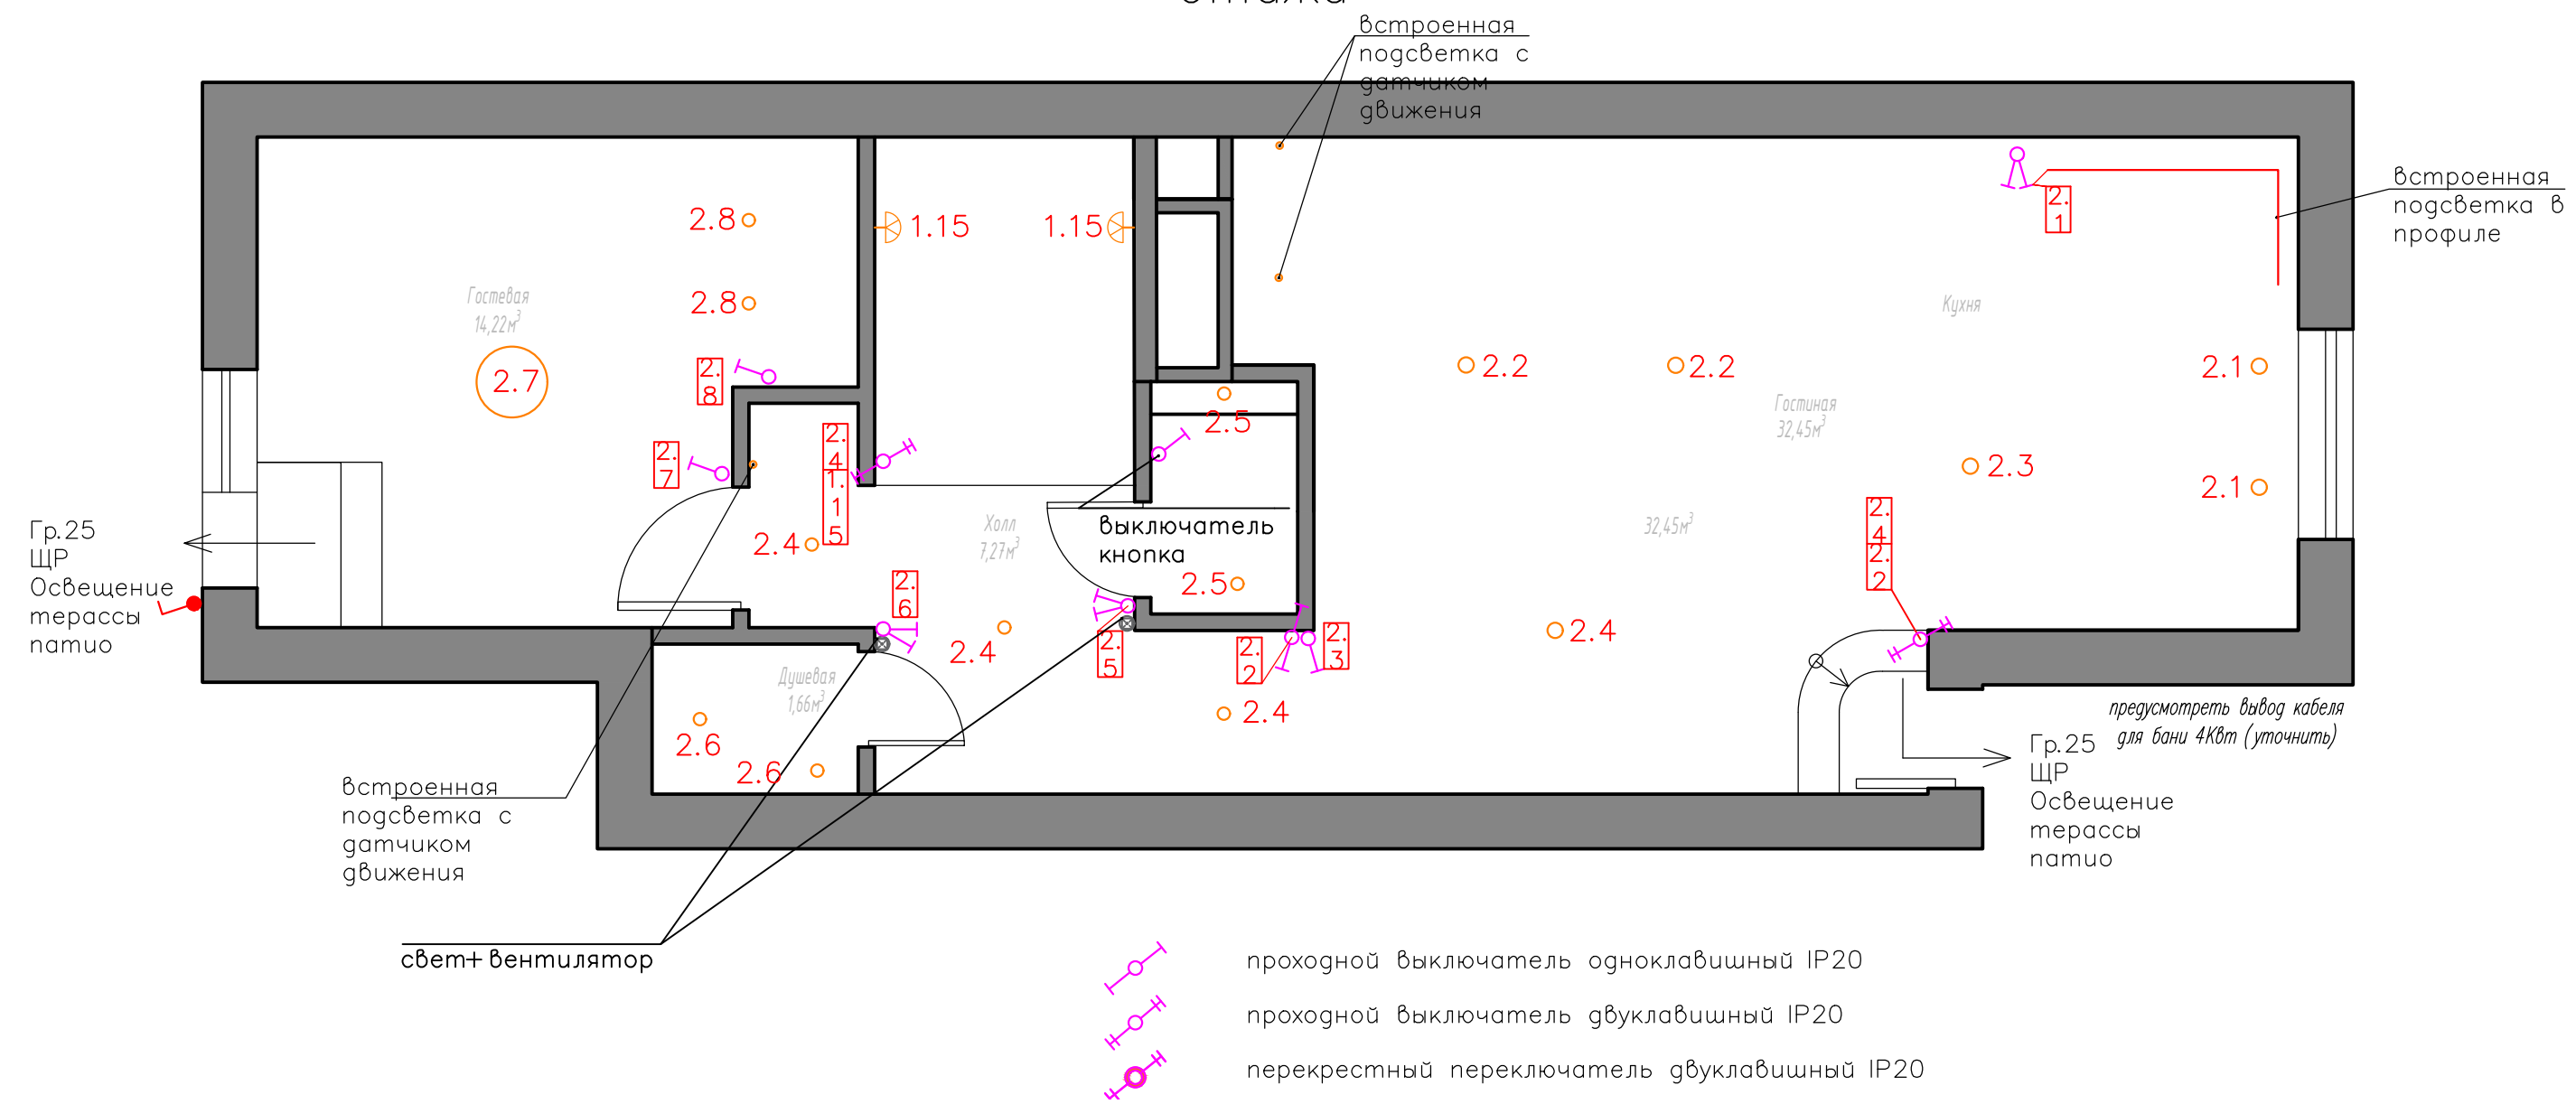

Инф. № подл. Подп. и дата. Взам. инб. №

				г.Москва, ул.Фабрициуса д.22, этаж 10, кв.157	Стадия	Лист	Листов
					П	5	
Выполнил	Орлова		12.24	сценарий освещения 2 этаж 2-го этажа М 1:50	Индивидуальный проект		