


Инд. № подл.	Подп. и дата	Взам. инв. №

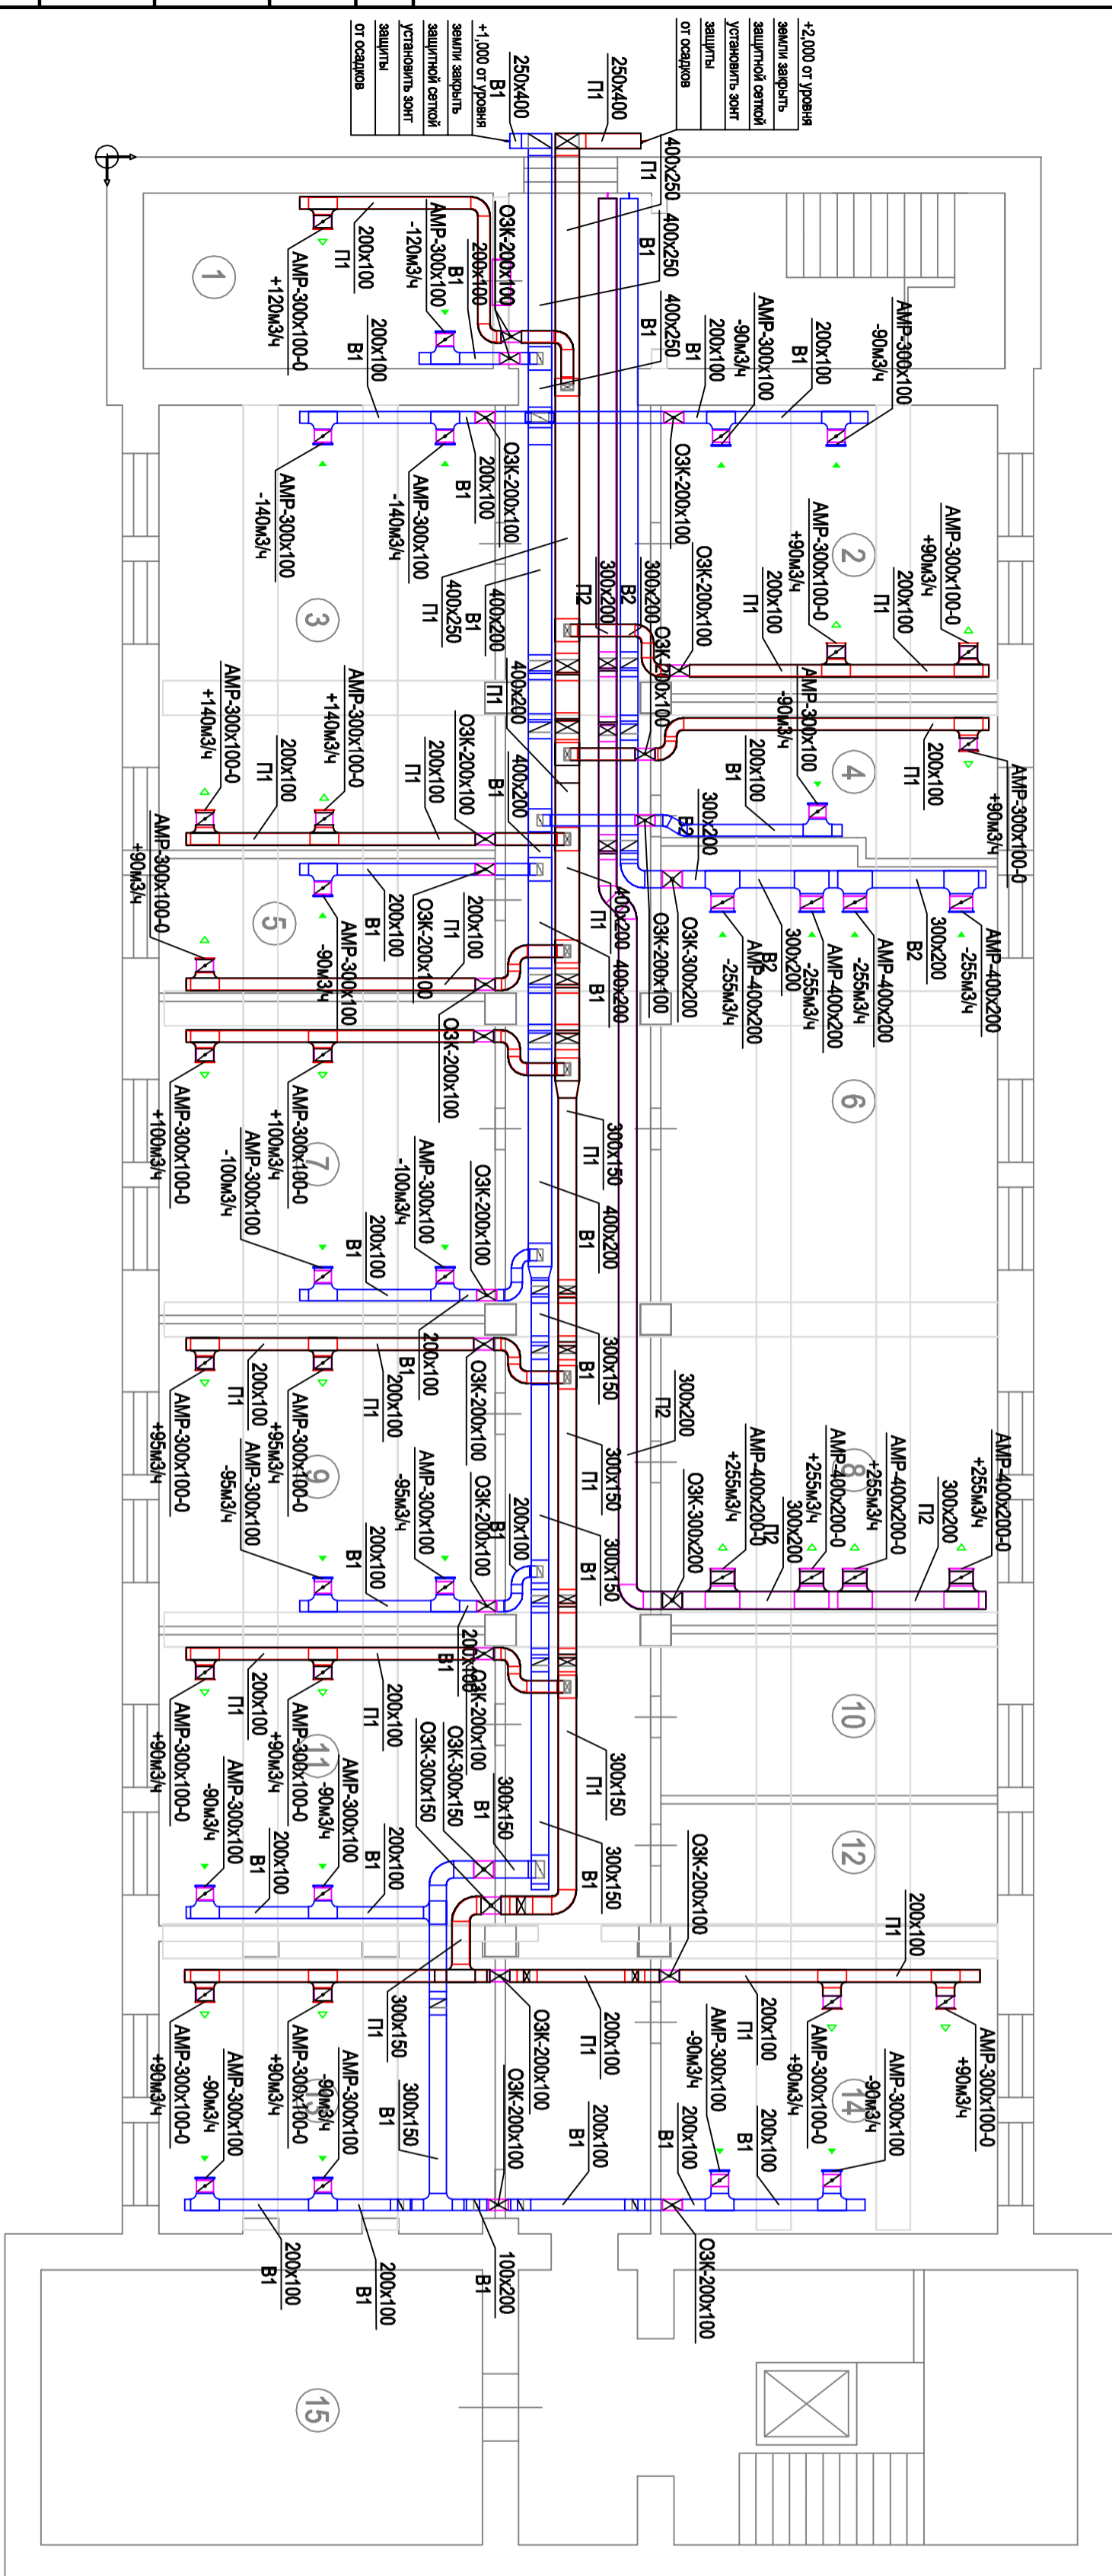

Изм.	Кол.уч.	Лист	№ док.	Подп.	Дата
ГИП		Задорожный			
Проберил		Задорожный			
Разраб.		Быстров			
Н. контр.					
<p>16-10-77-0012</p> <p>Реконструкция системы приточно-вытяжной вентиляции подвальных помещений 6,6а,6б,8-11,11а,12,13,13а,14,14а,15,17,19,21 корпуса 64 (левое крыло) и помещений 1-9,11,13-15 корпуса 65 (1 секция) по адресу: г. Москва, ул. Вережская, д. 41</p> <p>Корпус 65, помещения 1-9,11,13-15</p> <p>Приточно-вытяжная вентиляция</p> <p>План этажа</p>					
Стадия	Лист	Листов			
РД	2	3			
ООО "Лайт Комфорт"					