



План обмера помещения.  
Существующее положение. М 1:50

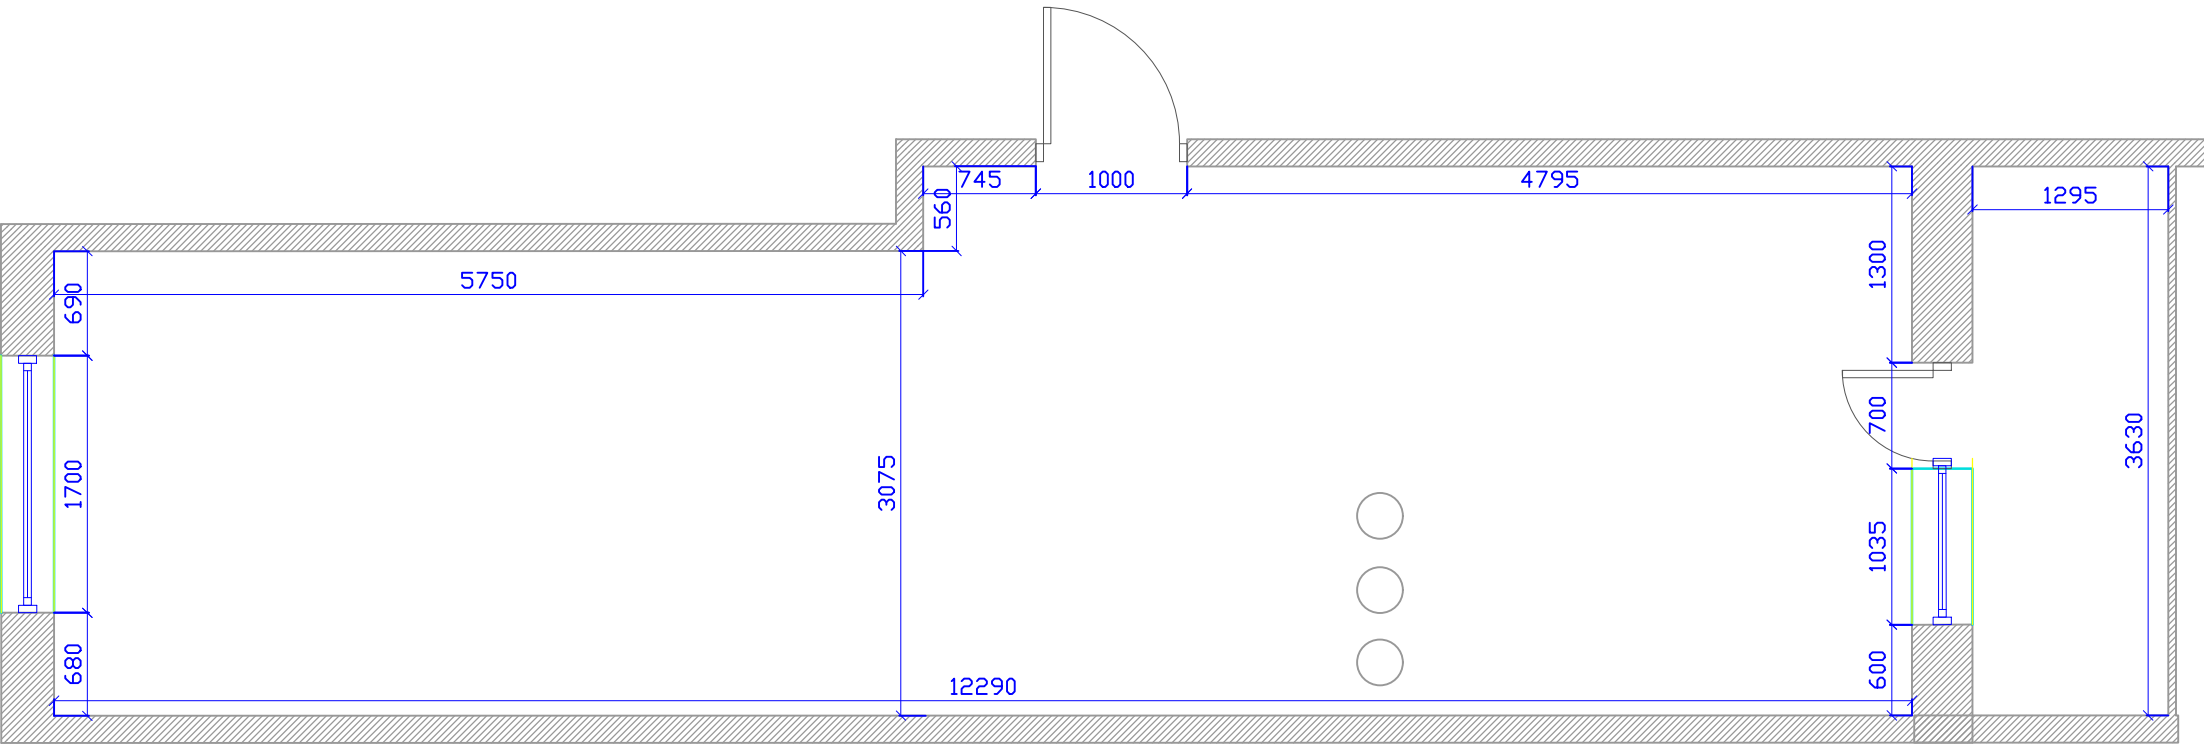


\* чертежи выполнены по плану БТИ.  
Все размеры при необходимости уточнить по месту.

Заказчик	Ищенко О.			План обмера помещения. Существующее положение.	Стадия	Лист	Листов
Дизайнер	Лукашина С.				ЭП	3	
Дизайнер							
Директор					Масштаб		1: 50

План возведения конструкций и перегородок.  
М 1:50

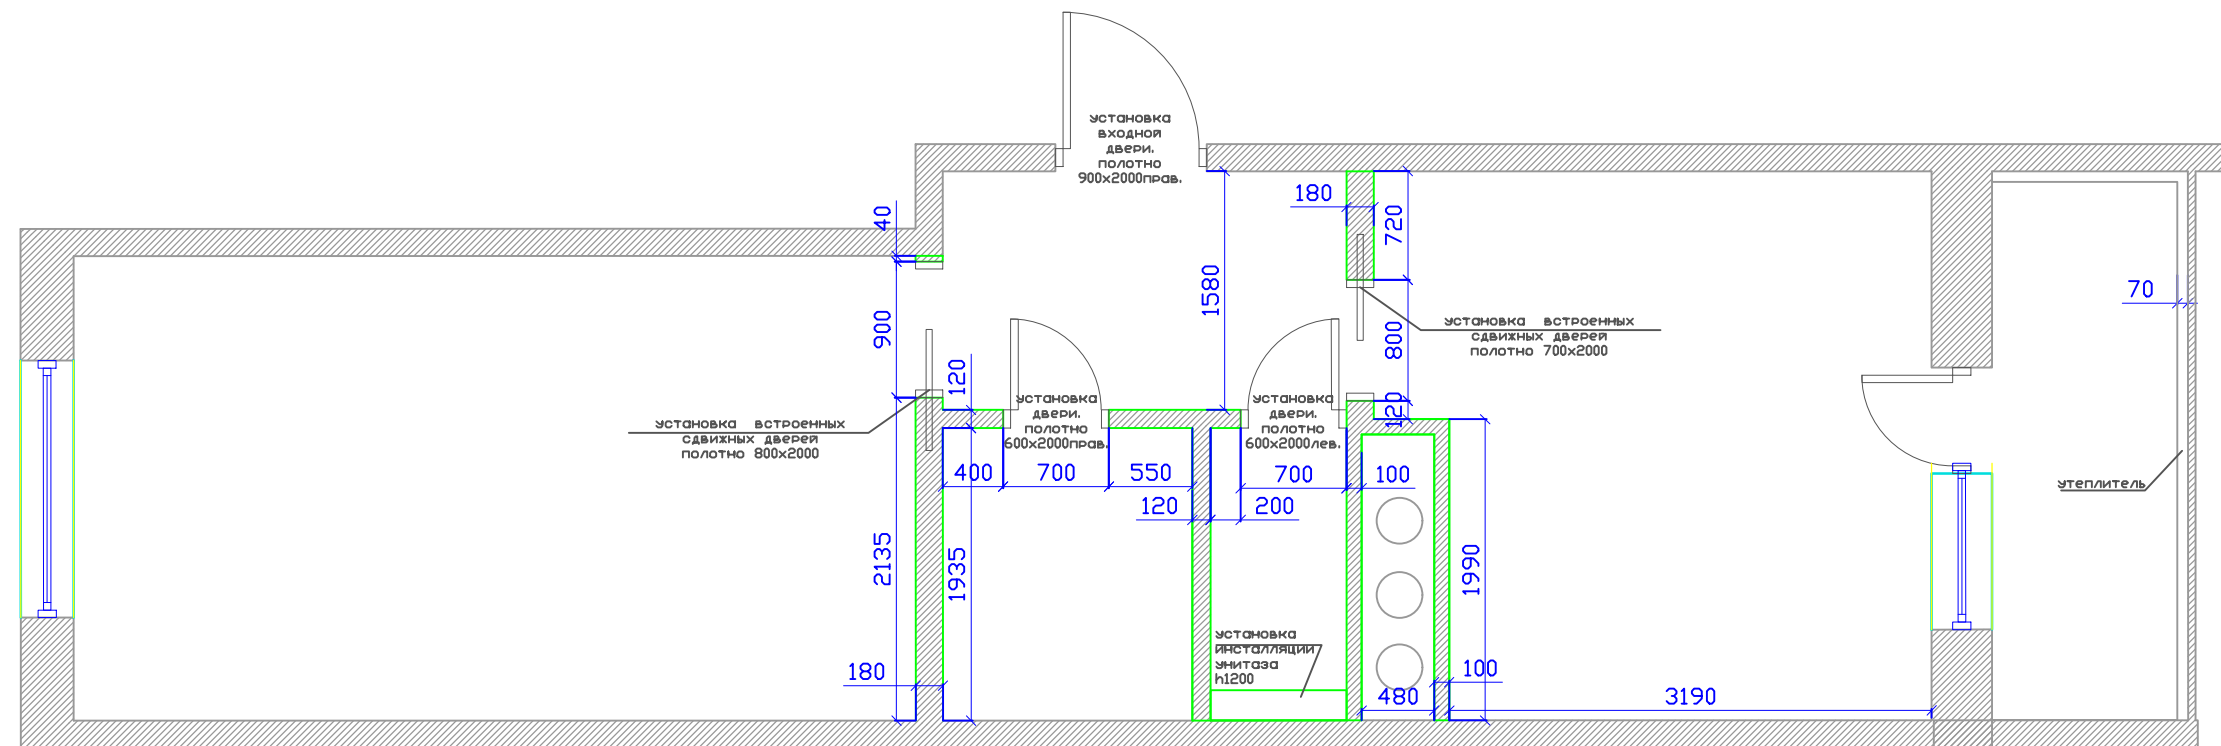


 возведение перегородок из ГКЛ  
указанной толщины

Ж чертежи выполнены по плану БТИ, без фактических обмеров.  
Все размеры уточнить по месту, а так же после возведения конструкции/перегородок и подготовки поверхностей под финишную отделку.

Заказчик	Ищенко О.			План монтажно-демонтажных работ.	Стация	Лист	Листов
Дизайнер	Лукашина С.				ЭП	4	
Дизайнер							
Директор					Масштаб		1: 50


Экспликация помещений.  
М 1:50

Экспликация помещений		
№ п/п	Наименование помещения	Площадь, м2
1	ПРИХОЖАЯ	4.21 М2
2	СПАЛЬНЯ	17.12 М2
3	ВАННАЯ	3.19 М2
4	С/У	1.74 М2
5	КУХНЯ	12.40 М2
6	ЛОДЖИЯ	4.28 М2
		42.94 М2
В том числе:		
ЖИЛАЯ ЗОНА		17.12
НЕЖИЛАЯ ЗОНА		25.82

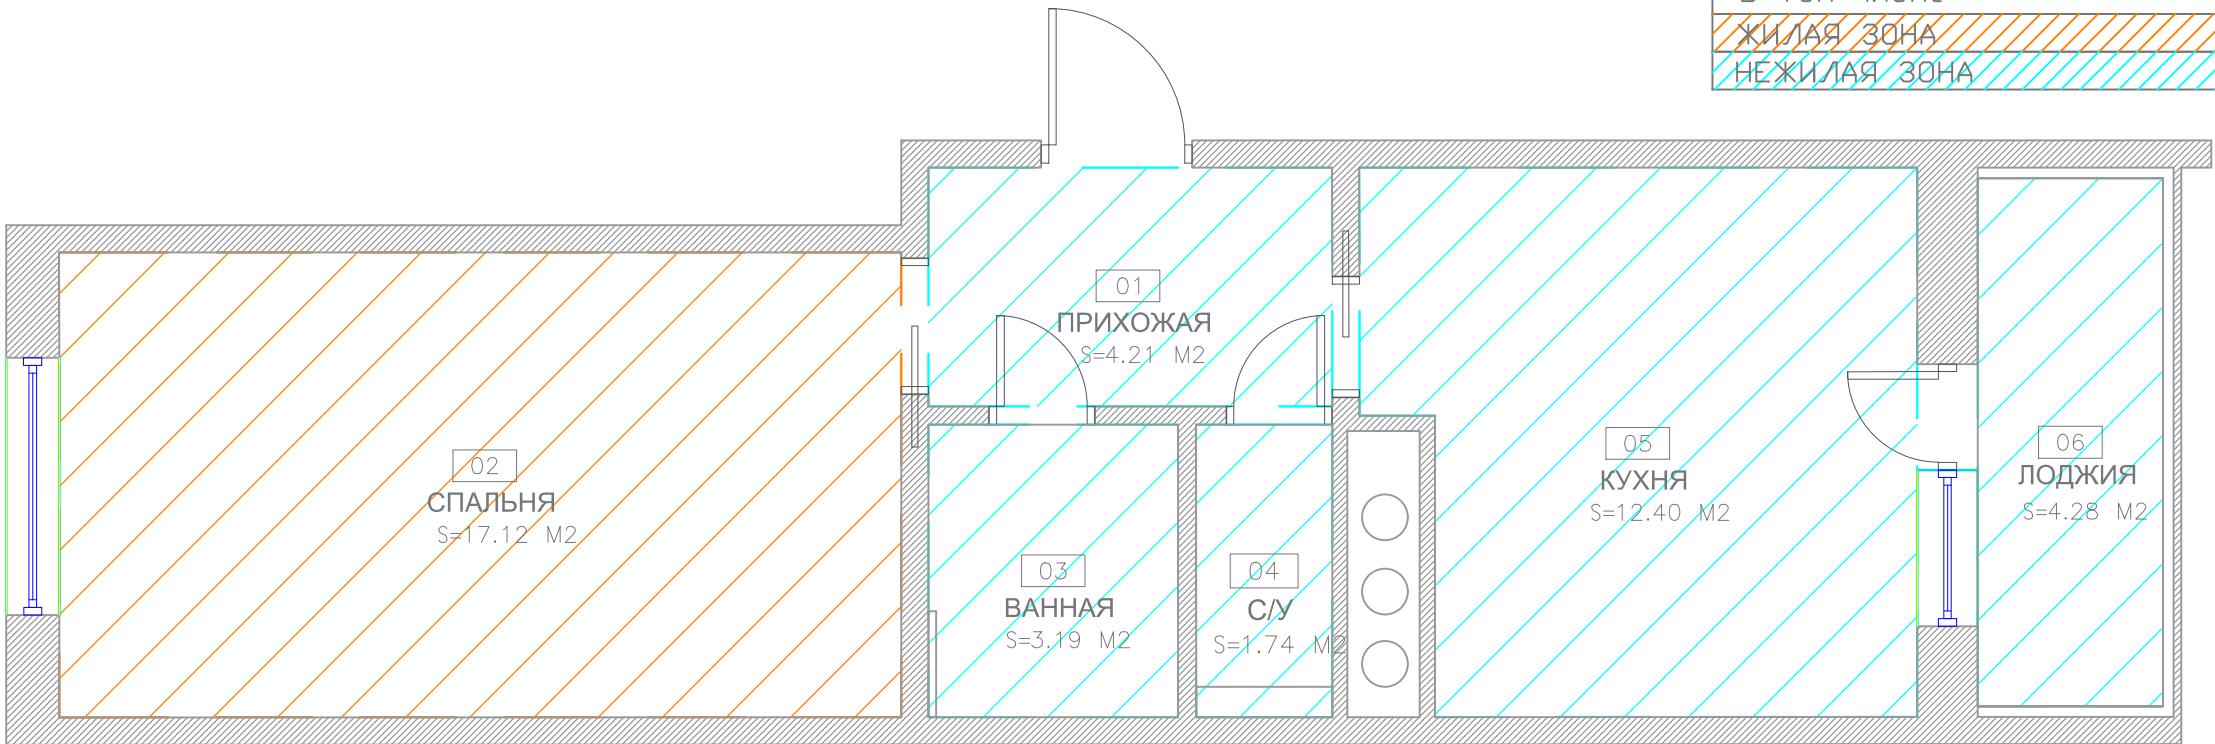


Заказчик	Ищенко О.							
Дизайнер	Лукашина С.							
Дизайнер				Экспликация помещений.	Стадия	Лист	Листов	
Директор					ЭП	5		
					Масштаб		1: 50	

План расстановки мебели с размерами.  
М 1:50

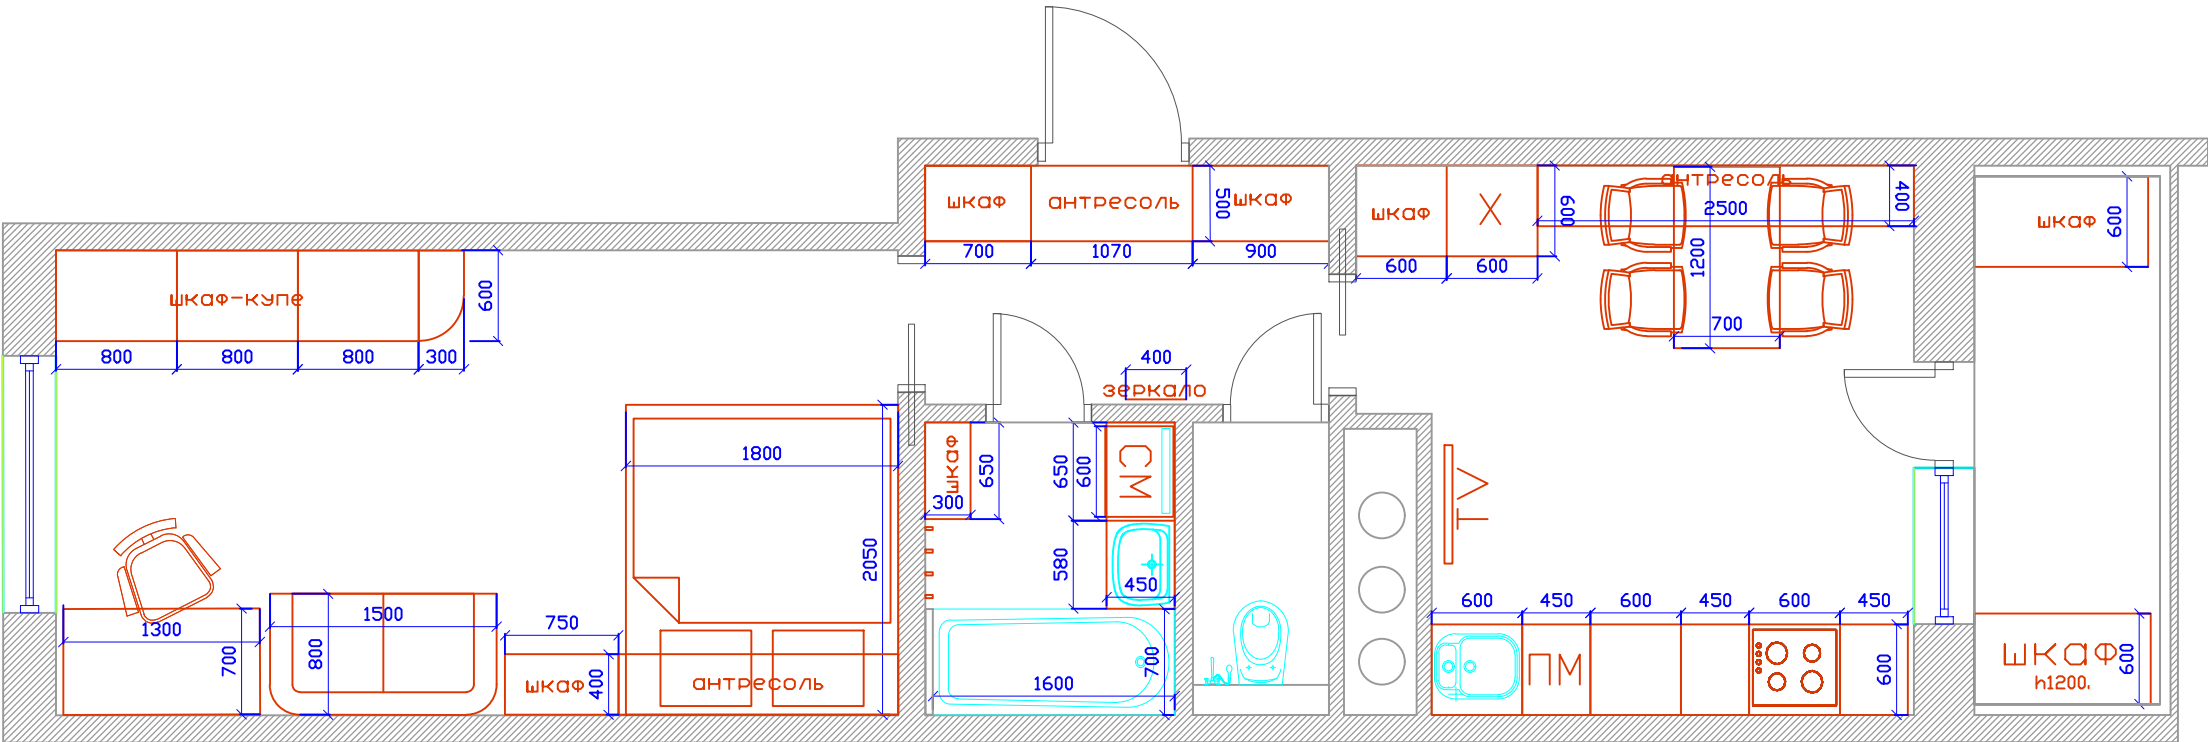


				План расстановки мебели с размерами.		
Заказчик	Ищенко О.					
Дизайнер	Лукашина С.			ЭП		
Дизайнер						
Директор				Масштаб		
				1: 50		

План расстановки сантехнического оборудования.  
М 1:50

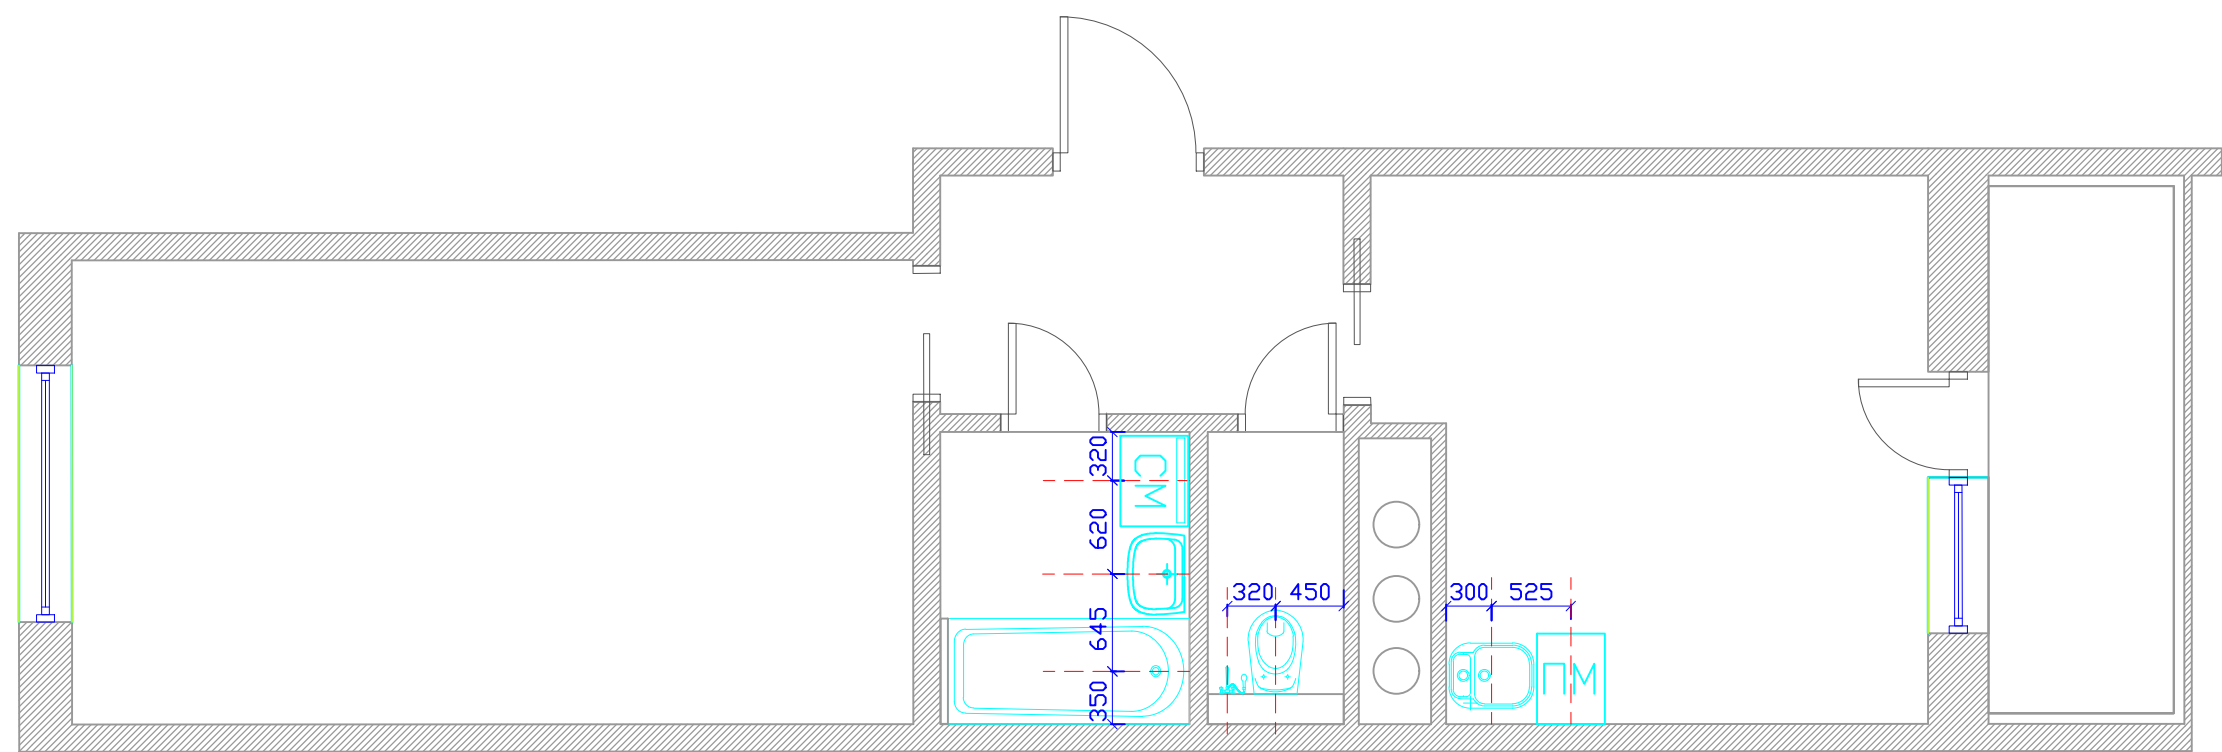

Заказчик	Ищенко О.			План расстановки сантехнического оборудования.	Стадия	Лист	Листов
Дизайнер	Лукашина С.				ЭП	7	
Дизайнер							
Директор					Масштаб		1: 50

План отделки стен  
М 1:50

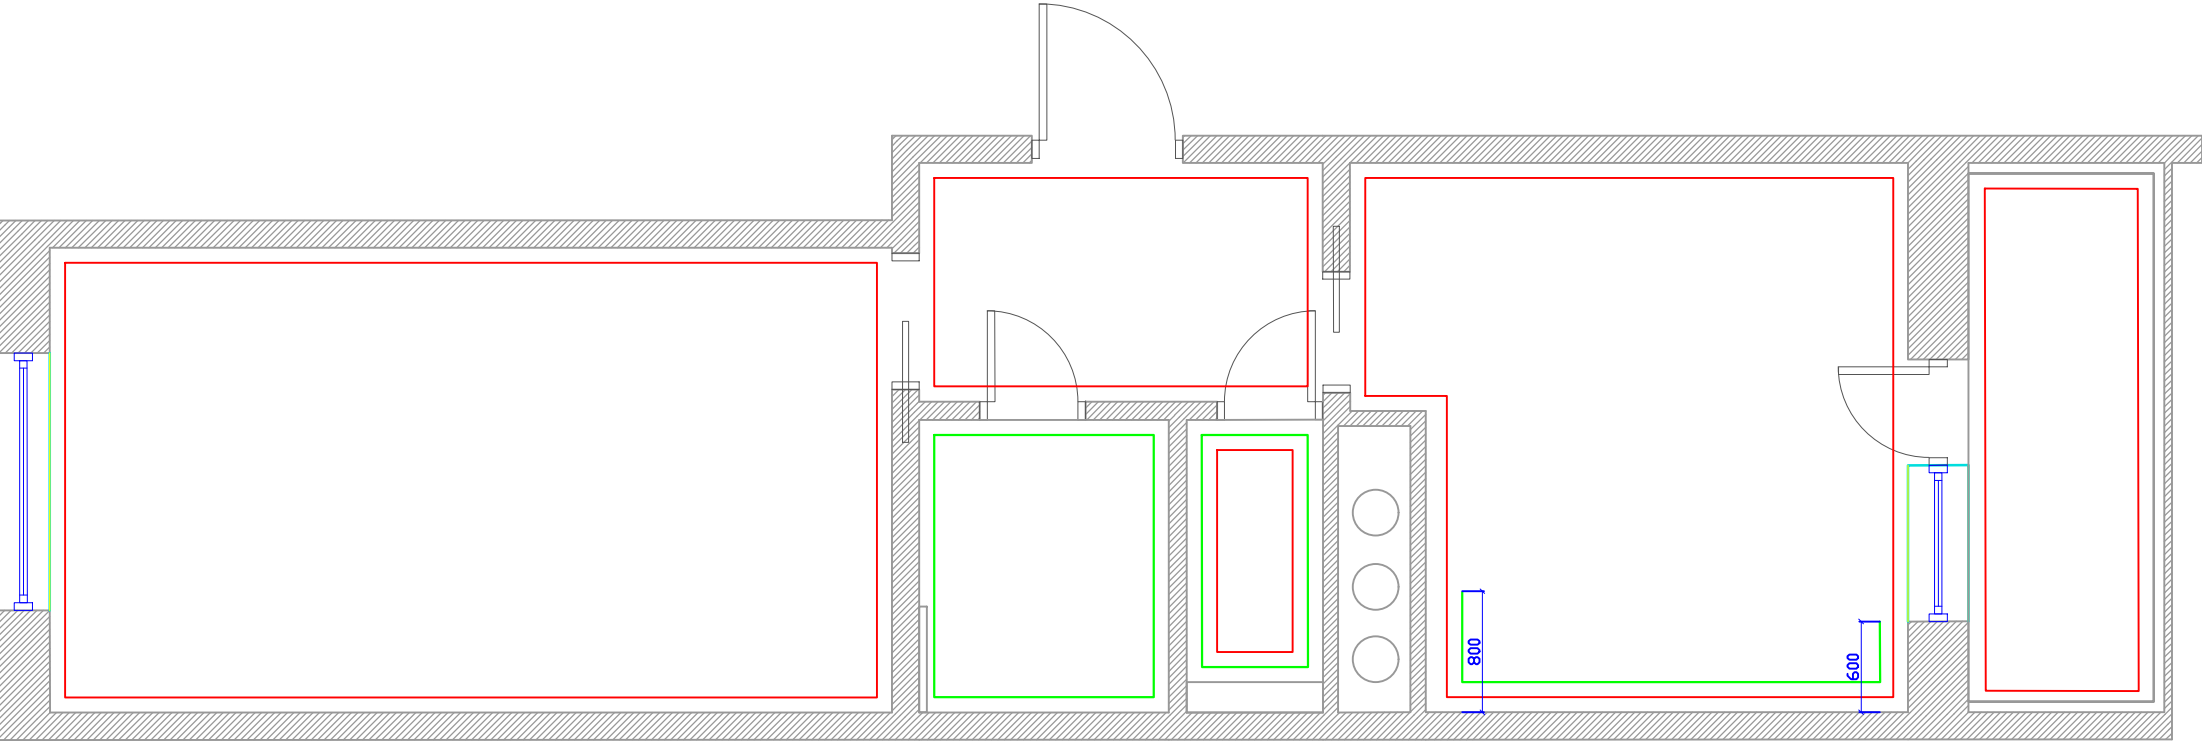


- краска
- плитка
- комбинированная отделка см. развертки/виды

Заказчик	Ищенко О.			План отделки стен	Стадия	Лист	Листов
Дизайнер	Лукашина С.				ЭП	8	
Дизайнер							
Директор					Масштаб		1: 50

План пола. Материалы.  
Направление укладки.  
М 1:50

- 0.000


отметка уровня чистого пола
- плитка 1  
3,61м2+10%(запас)=3,97м2
- плитка 2  
43,28м2+10%(запас)=4,71м2
- плитка ПВХ имит. дерева  
34,21м2+5%(запас)=35,92м2
- зона устройства теплого пола
- начало и направление укладки материала
- терморегулятор теплого пола  
местоположение уточнить по факту.

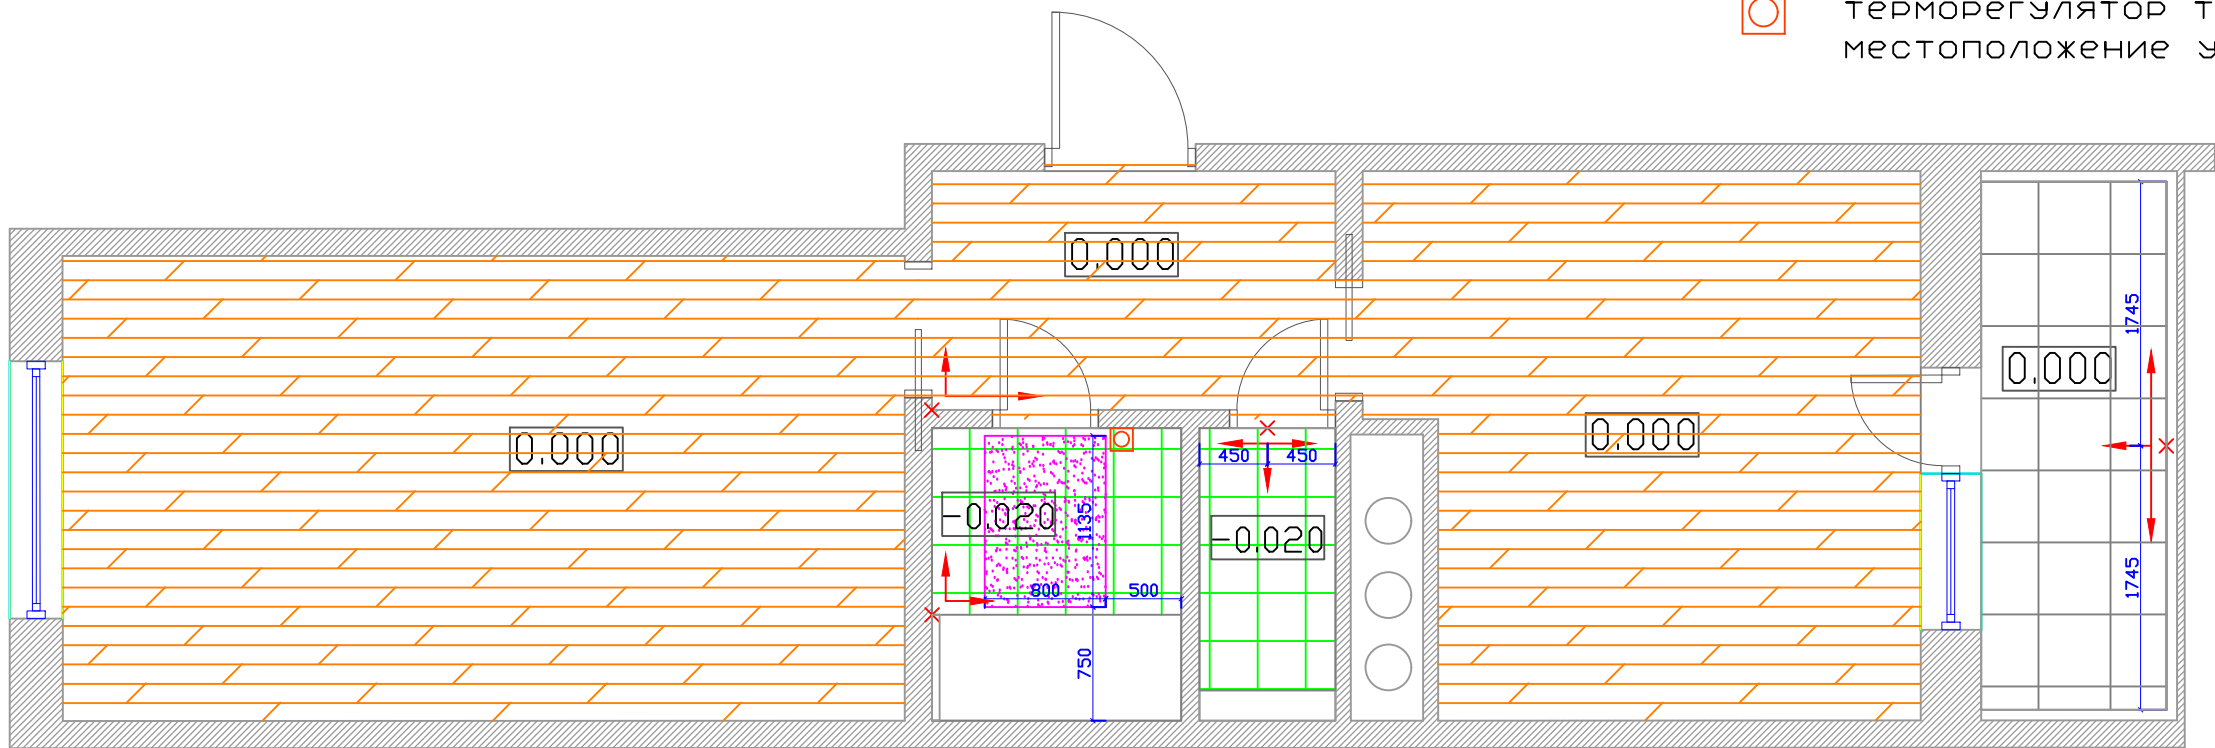

				План пола. Материалы. Направление укладки.		
Заказчик	Ищенко О.					
Дизайнер	Лукашина С.			ЭП		
Дизайнер						
Директор				Масштаб		
				1: 50		

- 0,050** - высота чистого потолка относительно отметки  
потолочного перекрытия.



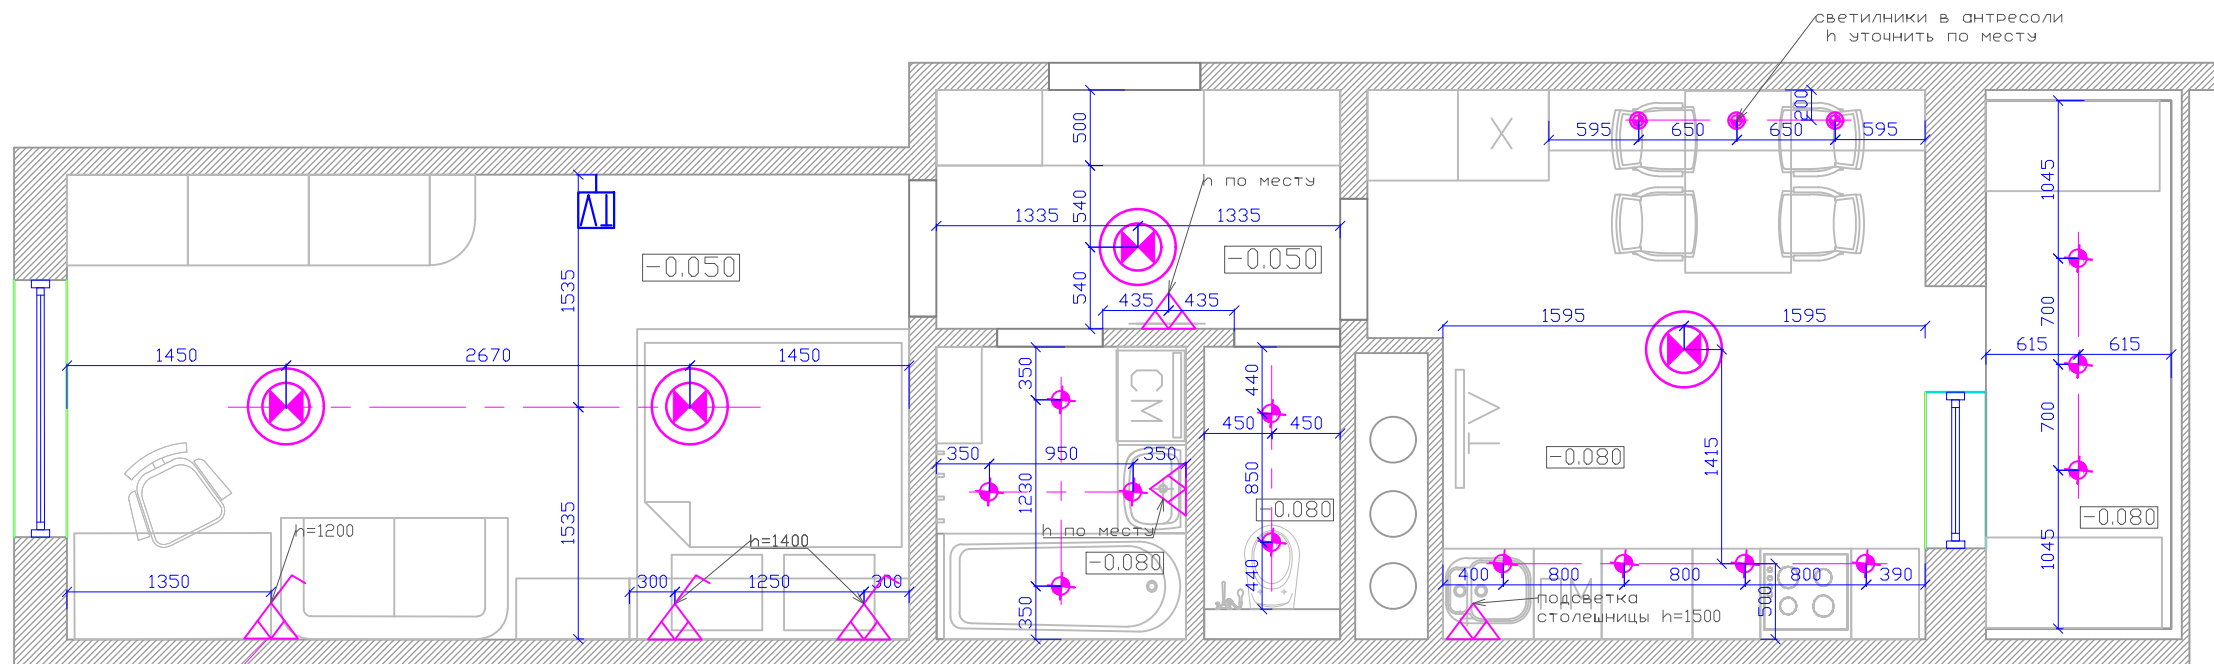


святильники в антресоли  
и уточнить по месту








Заказчик	Ищенко О.			<div> <div>План потолка</div> <div>с расстановкой светильников.</div> </div>	Стация	Лист	Листов
Дизайнер	Лукашина С.				ЭП	10	
Дизайнер							
Директор					Масштаб	1: 50	

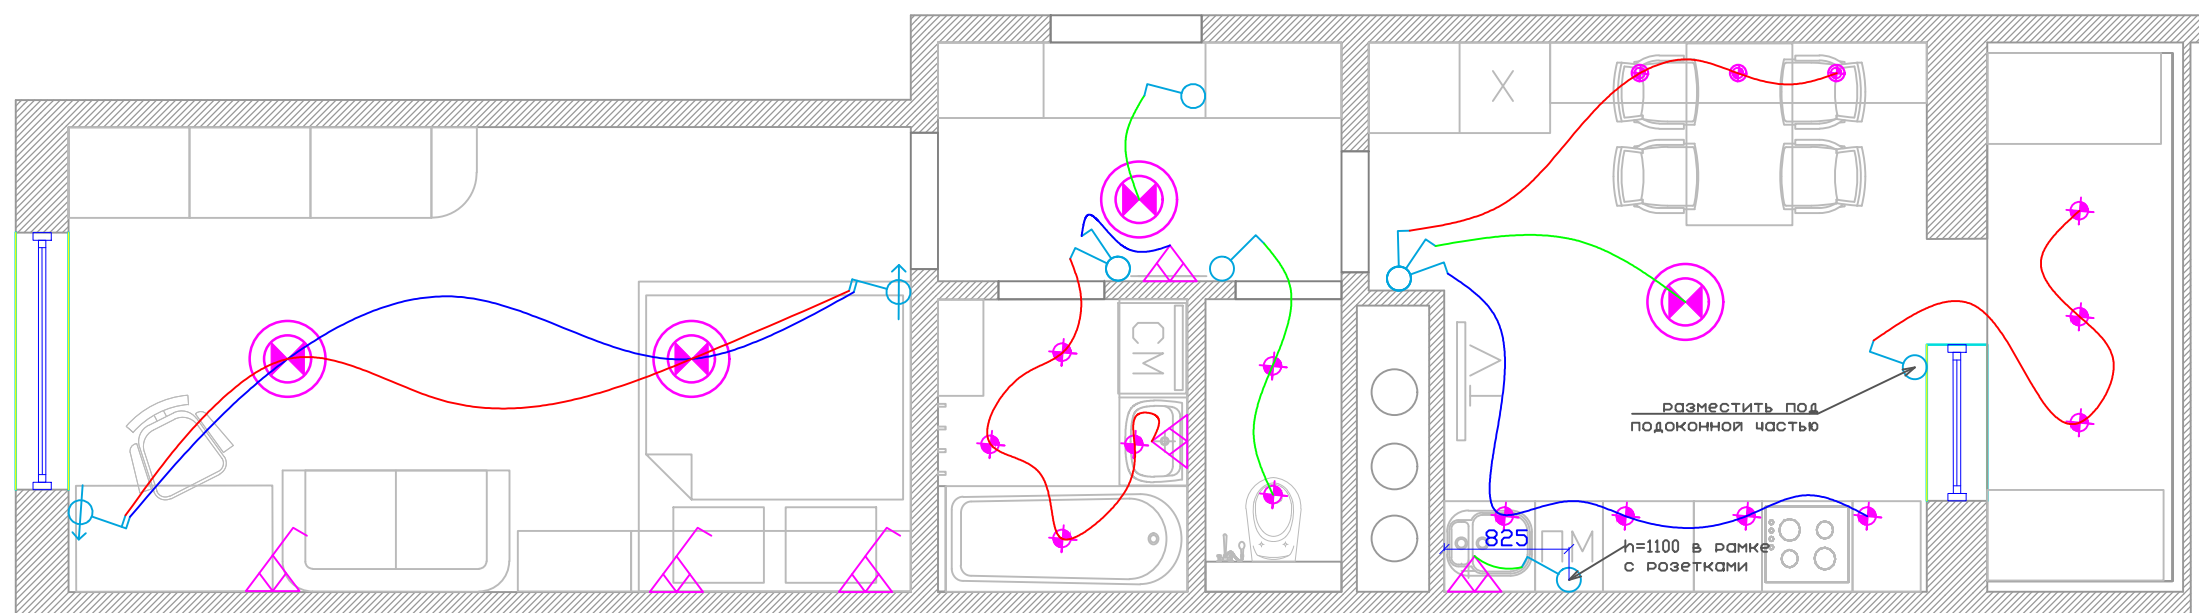

План расстановки выключателей с привязкой к группам света.

-  - Светильники точечные мебельные под заменяемые галогенные или LED лампы
-  - Светильник точечный декоративный под заменяемые галогенные или LED лампы
-  - светильник накладной (люстра)
-  - электровывод настенного освещения (бра/подсветка)
-  - светильник настенный (бра) с собственным выключателем



-  – электровыключатель
-  – двухклавишный электровыключатель
-  – трехклавишный электровыключатель
-  – проходной электровыключатель, количество клавиш соответствует количеству привязанных групп света


\* выключатели располагать на расстоянии 150мм от углов и проемов и высоте 900мм, если не указано другое. Расстояния указаны до центра групп розеток/выключателей.

Заказчик	Ищенко О.			<u>План расстановки выключателей с привязкой к группам света</u>	Стадия	Лист	Листов
Дизайнер	Лукашина С.				ЭП	11	
Дизайнер							
Директор					Масштаб		1:50

Электромонтажный план розеток, электровыводов  
и выводов слаботочных сетей.

- электророзетка 220v \*
- количество розеток
- влагозащитная розетка
- электровывод
- TV-антенна
- электровывод для кондиционера  
местоположение уточнять по факту
- wi-fi роутер
- телефонная розетка(база)
- перспективные скрытые электровыводы

\*  
РОЗЕТКИ располагать на  
H = 250 мм от ч.п.,  
отступ от дверных проемов и  
углов стен - 200 мм.,  
если не указано другое

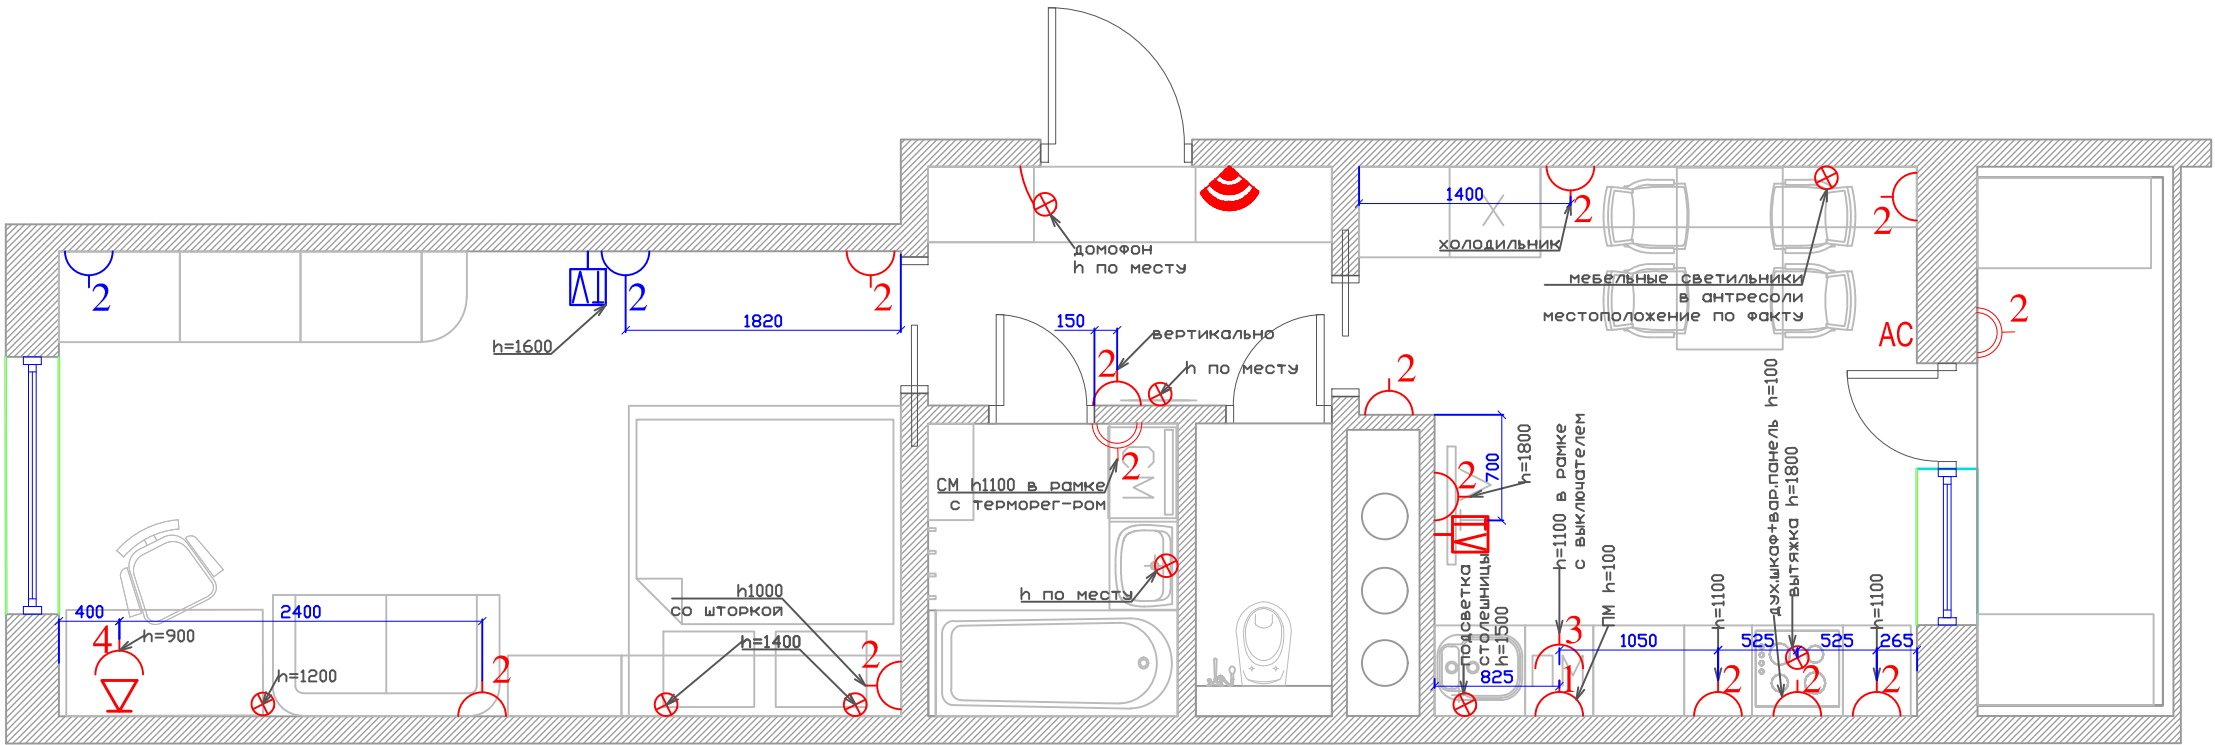

Заказчик	Ищенко О.	Электромонтажный план розеток, электровыводов и выводов слаботочных сетей.	Стадия	Лист	Листов
Дизайнер	Лукашина С.		ЭП	12	
Дизайнер			Масштаб	1: 50	
Директор					